


KONFIGURACJA PRZYKŁADOWA ROZDZIELNI TA-W skala 1:10

WIDOK DRZWI SZKLANE – IP-65

WIDOK WYPOSAŻENIE-APARATY

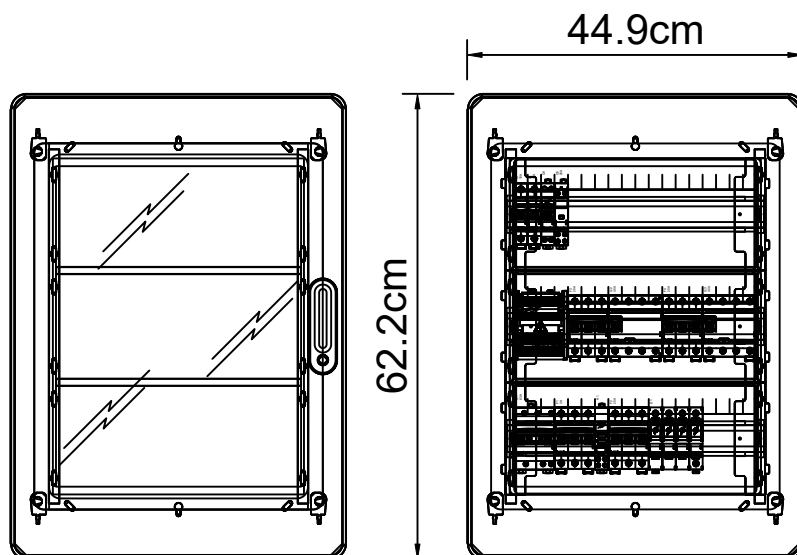

**UWAGA:**

1. Zastosowano rozdzielnicę wiszącą RN65 IP65. Głębokość rozdzielnicy 16cm.
2. W celu poprawy czytelności na rysunku nie pokazano maskownic izolacyjnych. Wyposażyć w nie rozdzielnicę.
3. Rozdzielnicę dostosować do pracy w układzie TN-S. II-klasa ochronności.

UWAGA: Oznaczenia materiałów i wyposażenia wg opisu technicznego

UWAGA: Rysunek opracowano według warunków technologicznych zawartych w opisie technologicznym.

Zmiany:	Opis	Data	Nazwisko	Podpis
Opracowanie:	ROZBUDOWA I PRZEBUDOWA OCZYSZCZALNI ŚCIEKÓW W MIEJSOWOŚCI STĘŻYCA DELOWO PROJEKT BUDOWLANY ZAMIENNY Lokalizacja: dz. nr 112/8, obr. 0014 Stężyca Id dz. 2205023_2 Stężyca Inwestor: Gminne Przedsiębiorstwo Komunalne Sp. z o.o. 83-322 Stężyca, ul. Jana III Sobieskiego 31 Branża: INSTALACJE ELEKTRYCZNE	Indeks	Data	Rys. Nr P_02.215/13/A24  R00  IE.21.03
		00	08.2025	
		Faza	Skala	
		PT	1:10	
Rysunek:		Imię i Nazwisko	Numer uprawnień Specjalność	Podpis
WIATA NA KONTENERY OSADU. ELEWACJA ROZDZIELNICY TA-W OBIEKT NR 21	Projektował:	mgr inż. Orest Kuzmowicz	WAM/0032/PWOE/18	
	Sprawdził:	mgr inż. Marcin Śleziak	POM/0199/PWOE/13	
"ARCHIDONA" Pracownia Projektowa Dorota Krzywiec-Klein 80-425 Gdańsk, ul. Mickiewicza 8 lok. 2				