


STAROSTWO POWIATOWE
w Kartuzach
WYDZIAŁ BUDOWNICTWA
83-300 KARTUZY, ul. Kościuszki 26

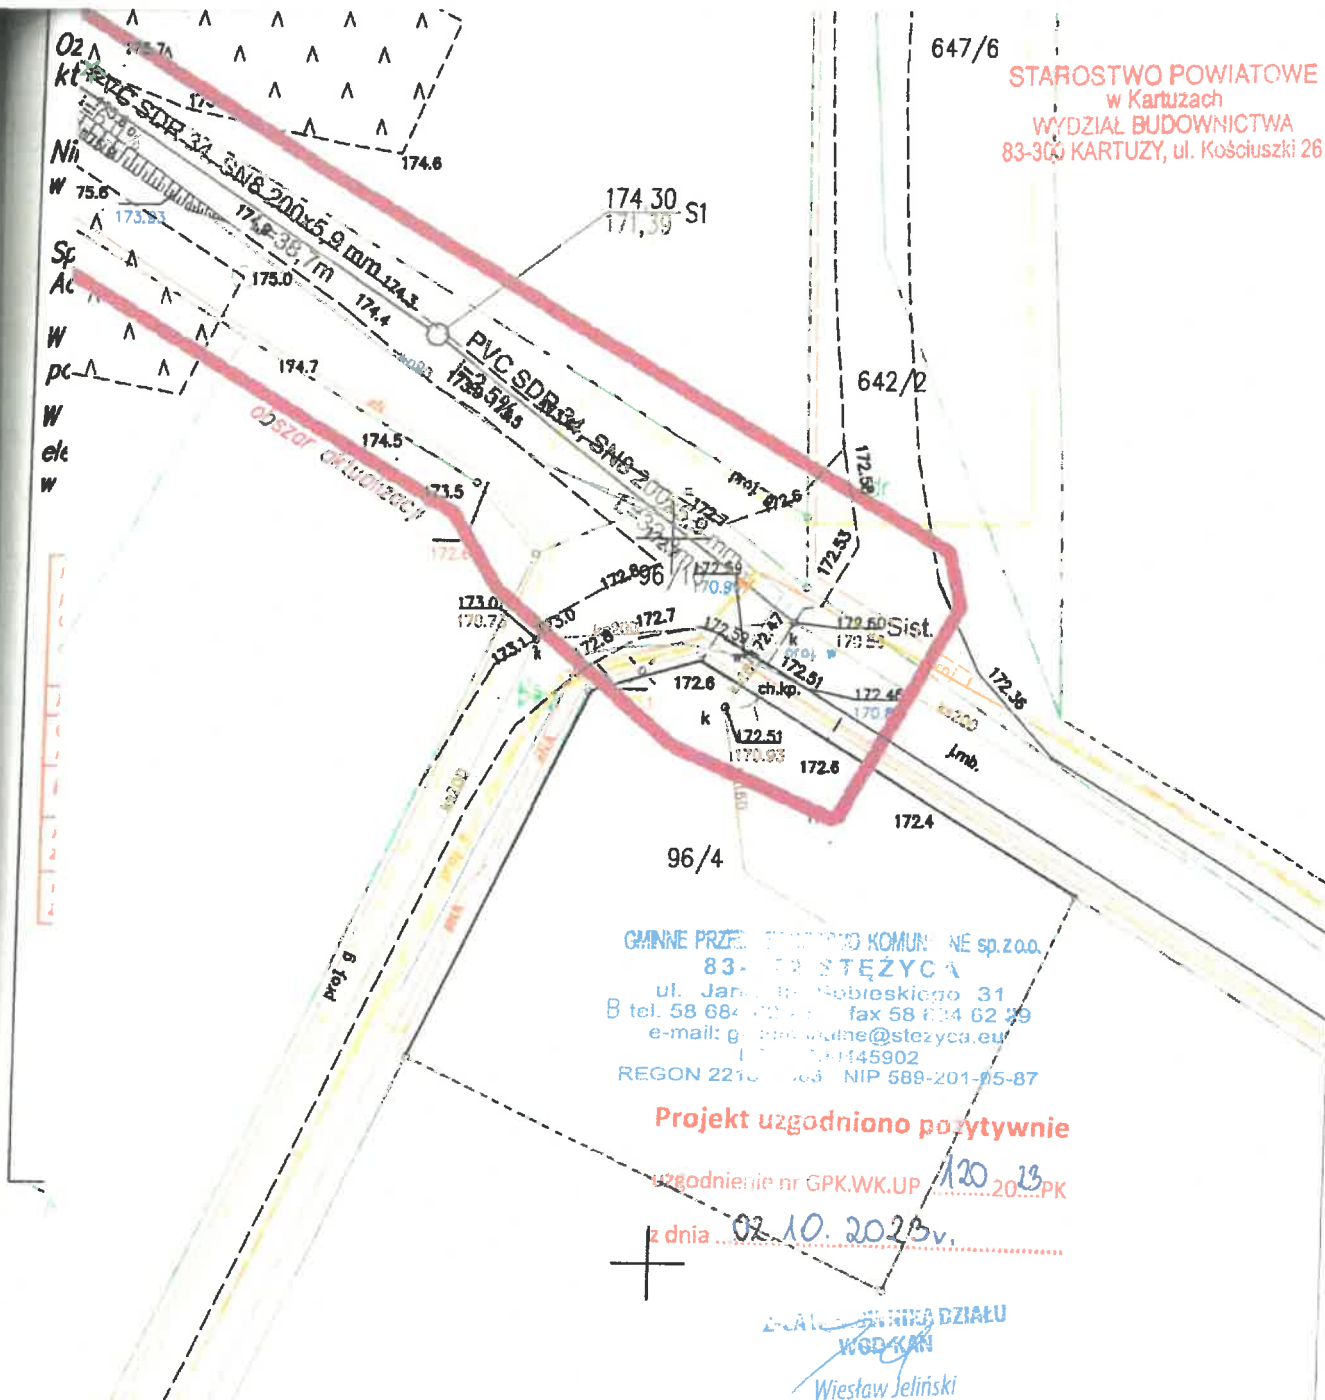

Q

Temat:		Sieć kanalizacji sanitarnej w miejscowości Stężycza	
Adres inwestycji:		gm. Stężycza, ob. Stężycza, dz. nr 96/10, 96/28, 96/49	
Inwestor:			
Tytuł rysunku:		PROJEKT ZAGOSPODAROWANIA TERENU	
Projektowała: Jolanta Pietrasik upr.budowl. do proj. bez ograniczeń w specj. inst. w zakresie sieci, instalacji i urządzeń cieplnych, wentylacyj., gazowych, wodociąg. i kanaliza. POM/0080/PBS/16		 Skala: 1:500	Nr rys.:
Sprawdził: Michał Myński upr.budowl. do proj. bez ograniczeń w specj. inst. w zakresie sieci, instalacji i urządzeń cieplnych, wentylacyj., gazowych, wodociąg. i kanaliza. POM/0058/PBS/16		 Data: 06.2023	