




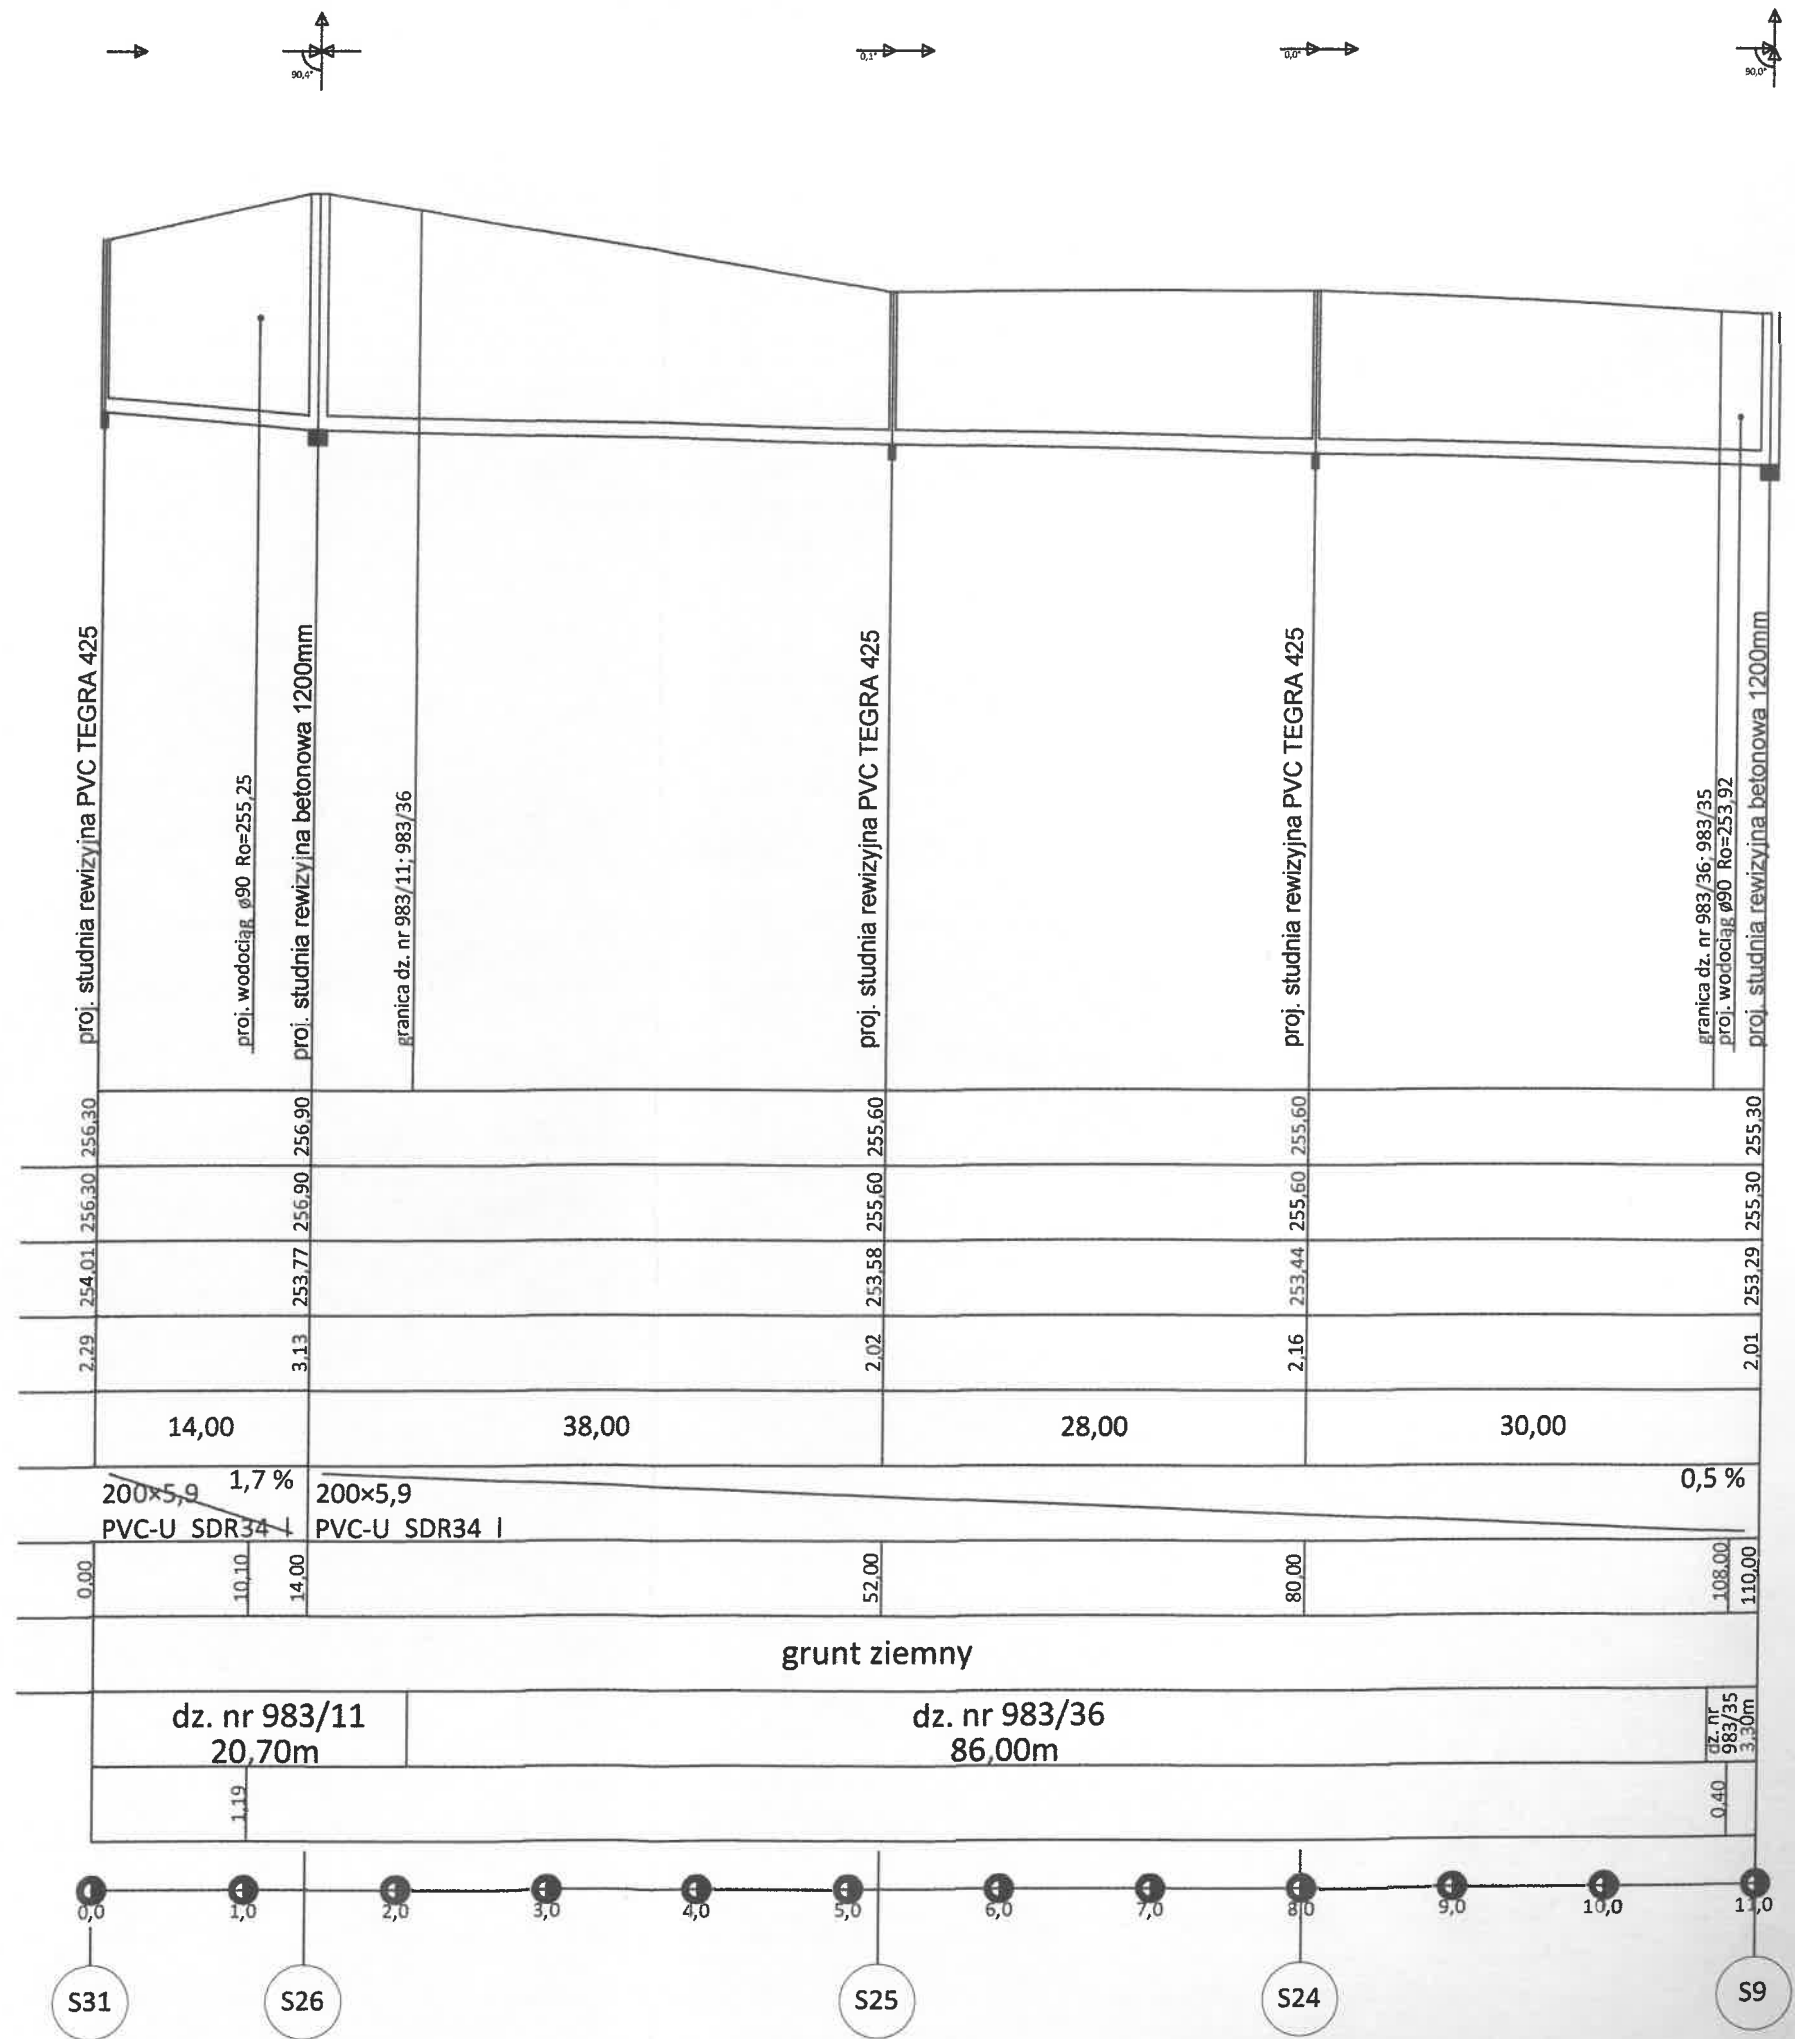

 Usługi Projektowe "AquaCAD" Krzysztof Seweryn AquaCAD 83-440 Karsin, ul. Na Skarpie 13 tel.502-254-735, e-mail: krzysztofseweryn@interia.pl	
Projekt: P.B. Budowa sieci kanalizacji sanitarnej	
Tytuł rysunku: Profil podłużny sieci kanalizacji sanitarnej	Nr rysunku: 2
Lokalizacja: Szymbark ul. Sportowa dz. nr 53/3;983/3/7;36;983/35 i inne obreż Szymbark (0015) gm. Steżyca (220506_2)	Skala: 1:500;1000 Data: 12.2019r.
Inwestor: Gminne Przedsiębiorstwo Komunalne Sp. z o.o., ul. Jana III Sobieskiego 31, 83-322 Steżyca	
Projektował: mgr inż. Krzysztof Seweryn upr. bud. nr POM/0245/PWOS/12	Podpis: 
Opr. do proj. i kierowania robotami budowlanymi bez ograniczeń w specjalności instalacyjnej w zakresie sieci, instalacji i urządzeń elektrycznych, wentylacyjnych, gazowych, wodociągowych i kanalizacyjnych	Sygn: 47/2019 Bransz: Sanitarna
Sprawdził: mgr inż. Andrzej Pióro upr. bud. nr POM/0030/PWOS/06	Podpis: 
Opr. do proj. i kierowania robotami budowlanymi bez ograniczeń w specjalności instalacyjnej w zakresie	Strona Opisu Techn. 38

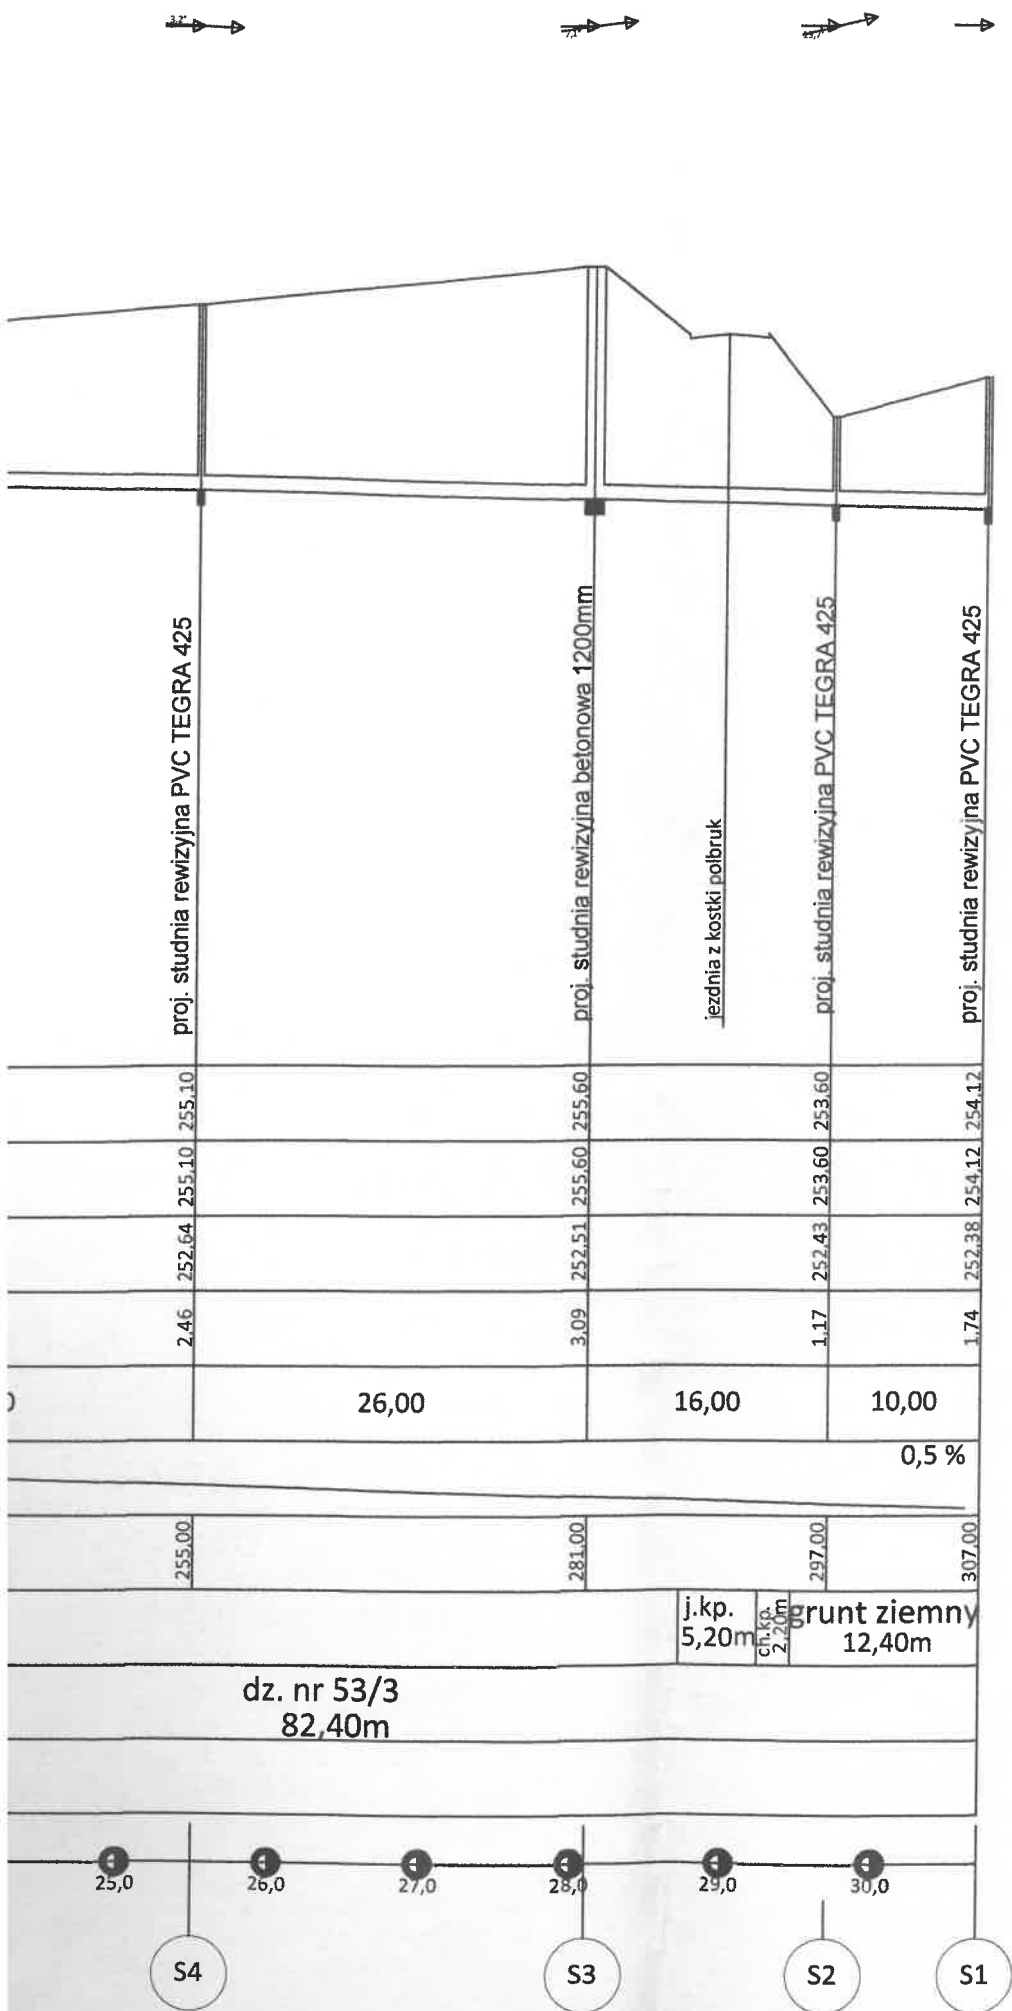

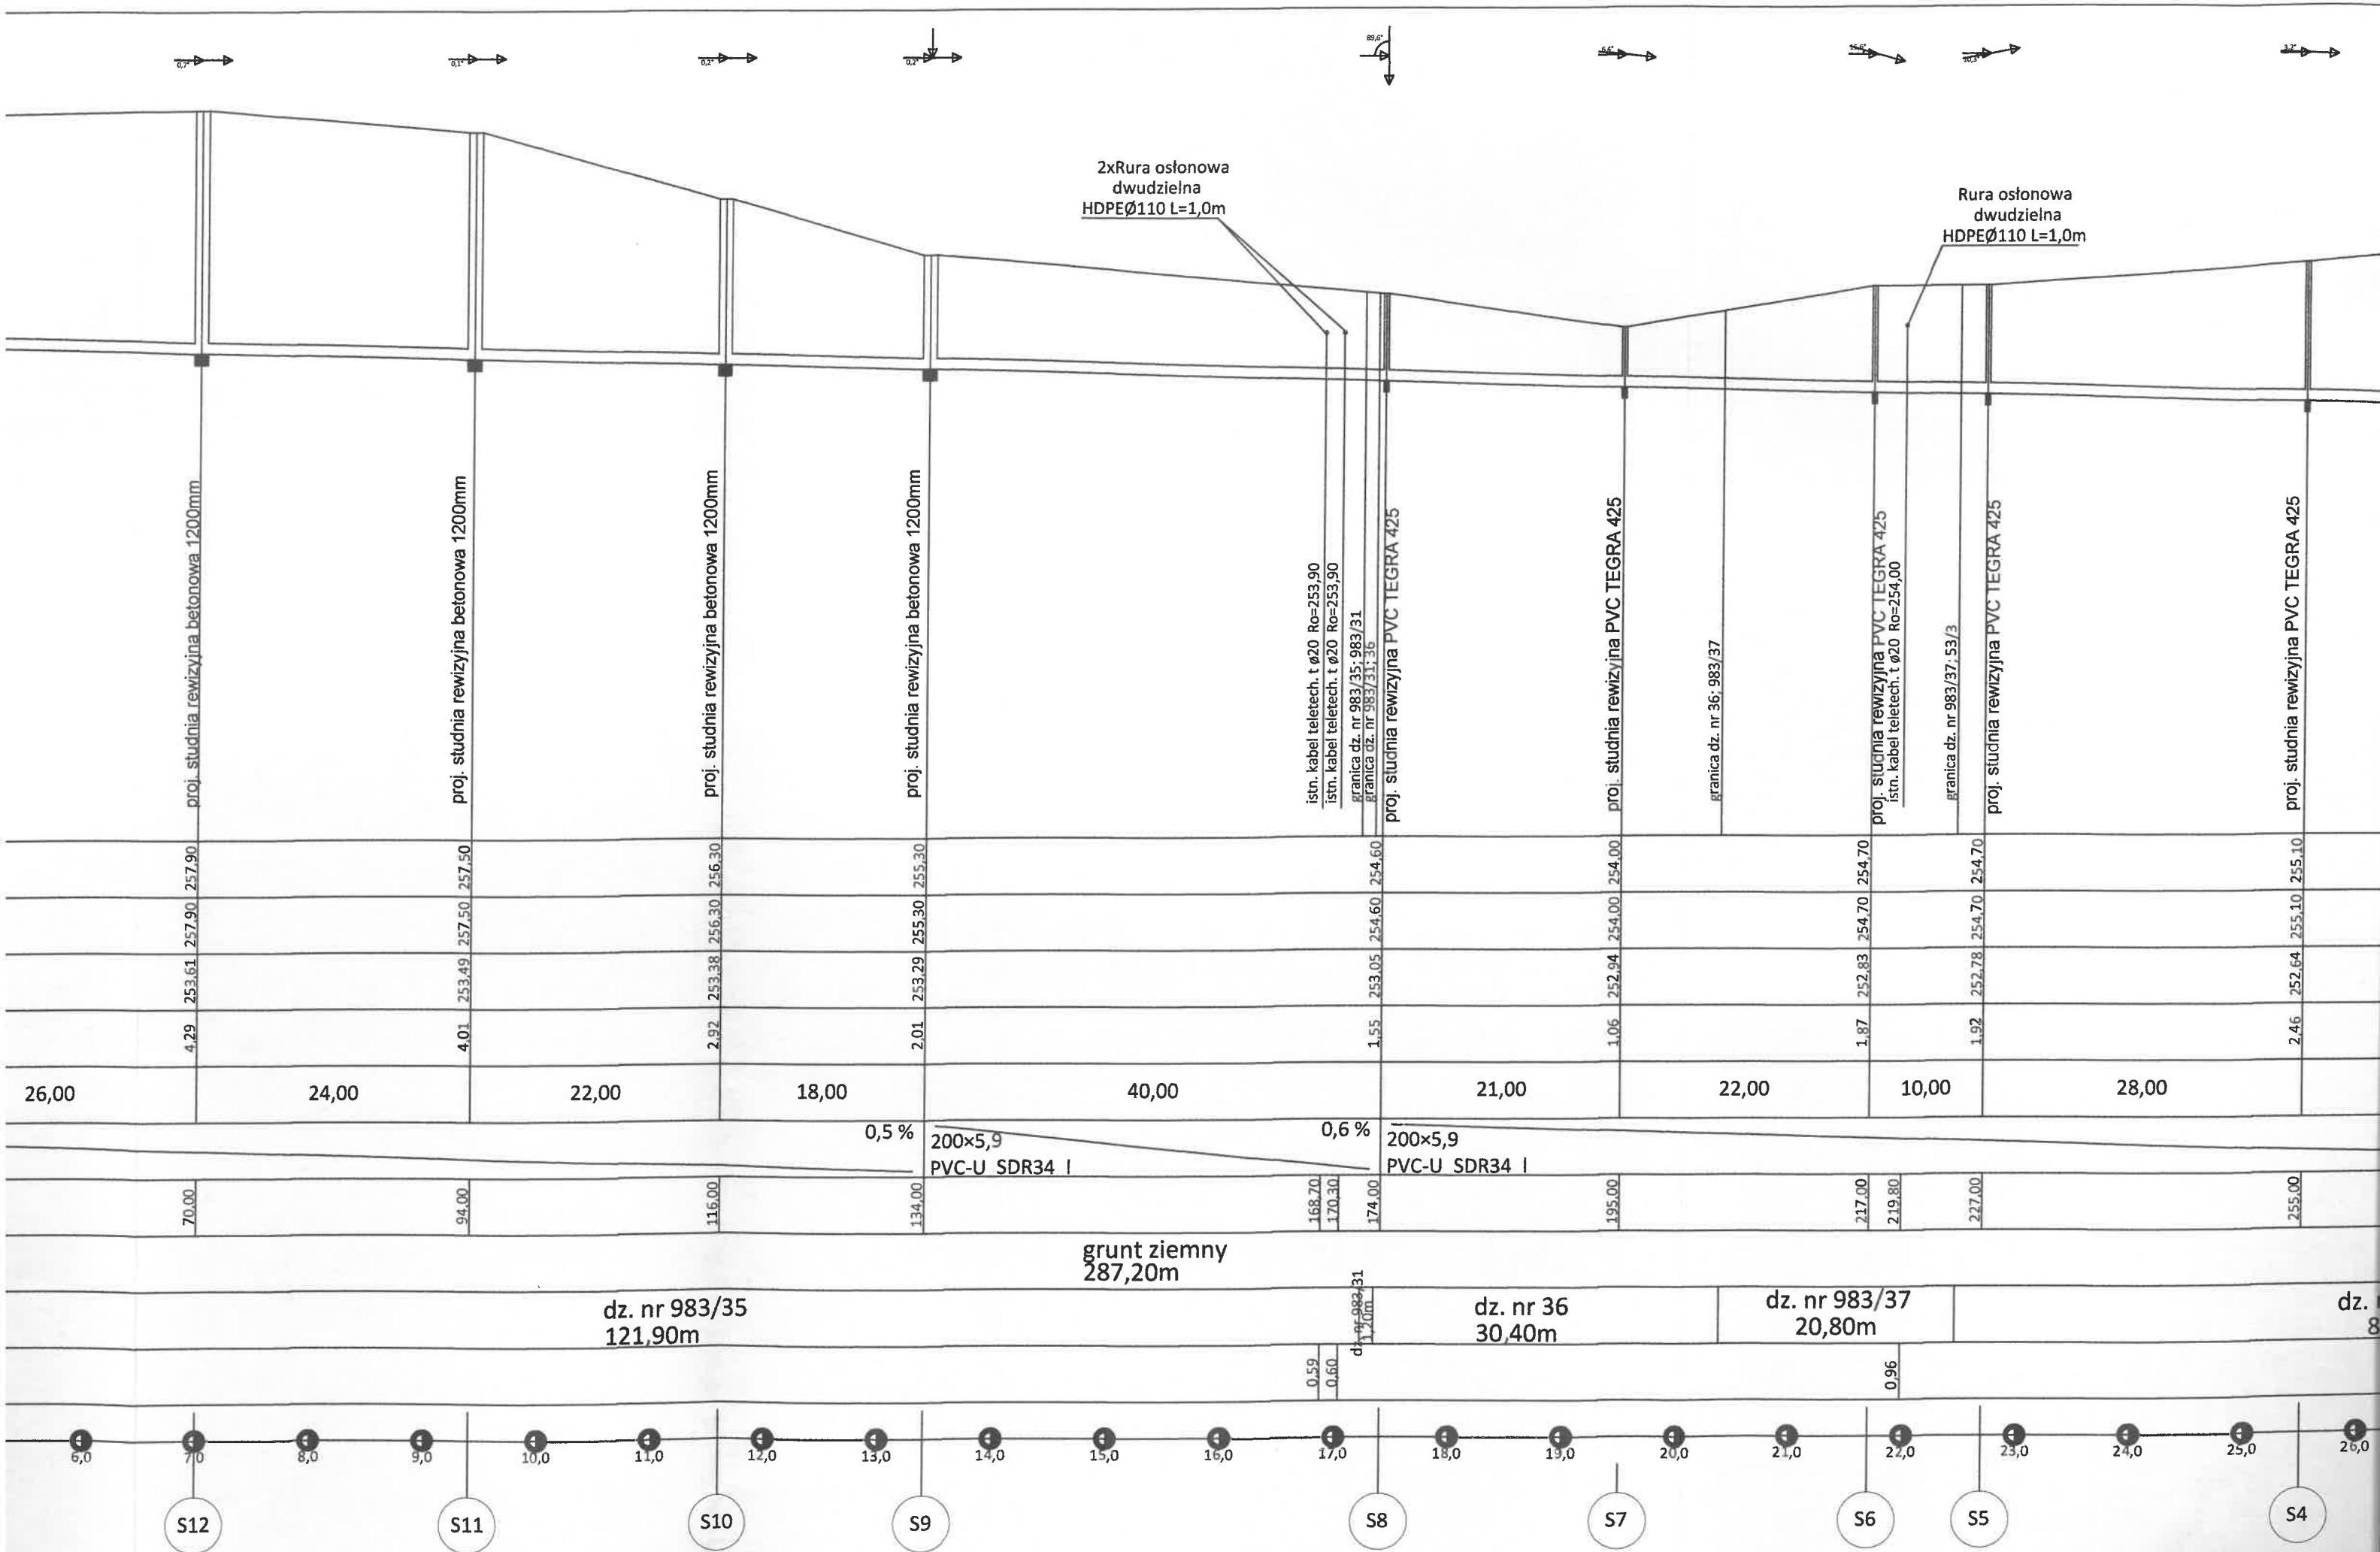

2xRura osłono
dwudzielna
HDPEØ110 L=1,0

1:100
1:500

Poziom porównawczy 245,00 m n.p.m.

Rzędna terenu projektowanego	258,30	257,80	257,90	257,50	256,30	255,30	
Rzędna terenu istniejącego	258,30	257,80	257,90	257,50	256,30	255,30	
Rzędna dna kanału	253,96	253,74	253,61	253,49	253,38	253,29	
Zagłębienie dna kanału [m]	4,34	4,06	4,29	4,01	2,92	2,01	
Odległości [m]		44,00	26,00	24,00	22,00	18,00	40,00
Średnice, materiał	200x5,9 PVC-U SDR34 I						200x5,9 PVC-U SDR34 I
Spadek	0,5 %						
Długość trasy [m]	0,00	44,00 46,70	70,00	94,00	116,00	134,00	
Rodzaj gruntu							grunt ziemr 287,20m
Nr działki	dz. nr 983/34 50,30m			dz. nr 983/35 121,90m			
Odległość uzbrojenia do sieci kanalizacyjnej	2,17						

