


RYSUNEK TECHNOLOGICZNY PRZEPOMPOWNI ŚCIEKÓW P3, P4 i P5

skala 1:30

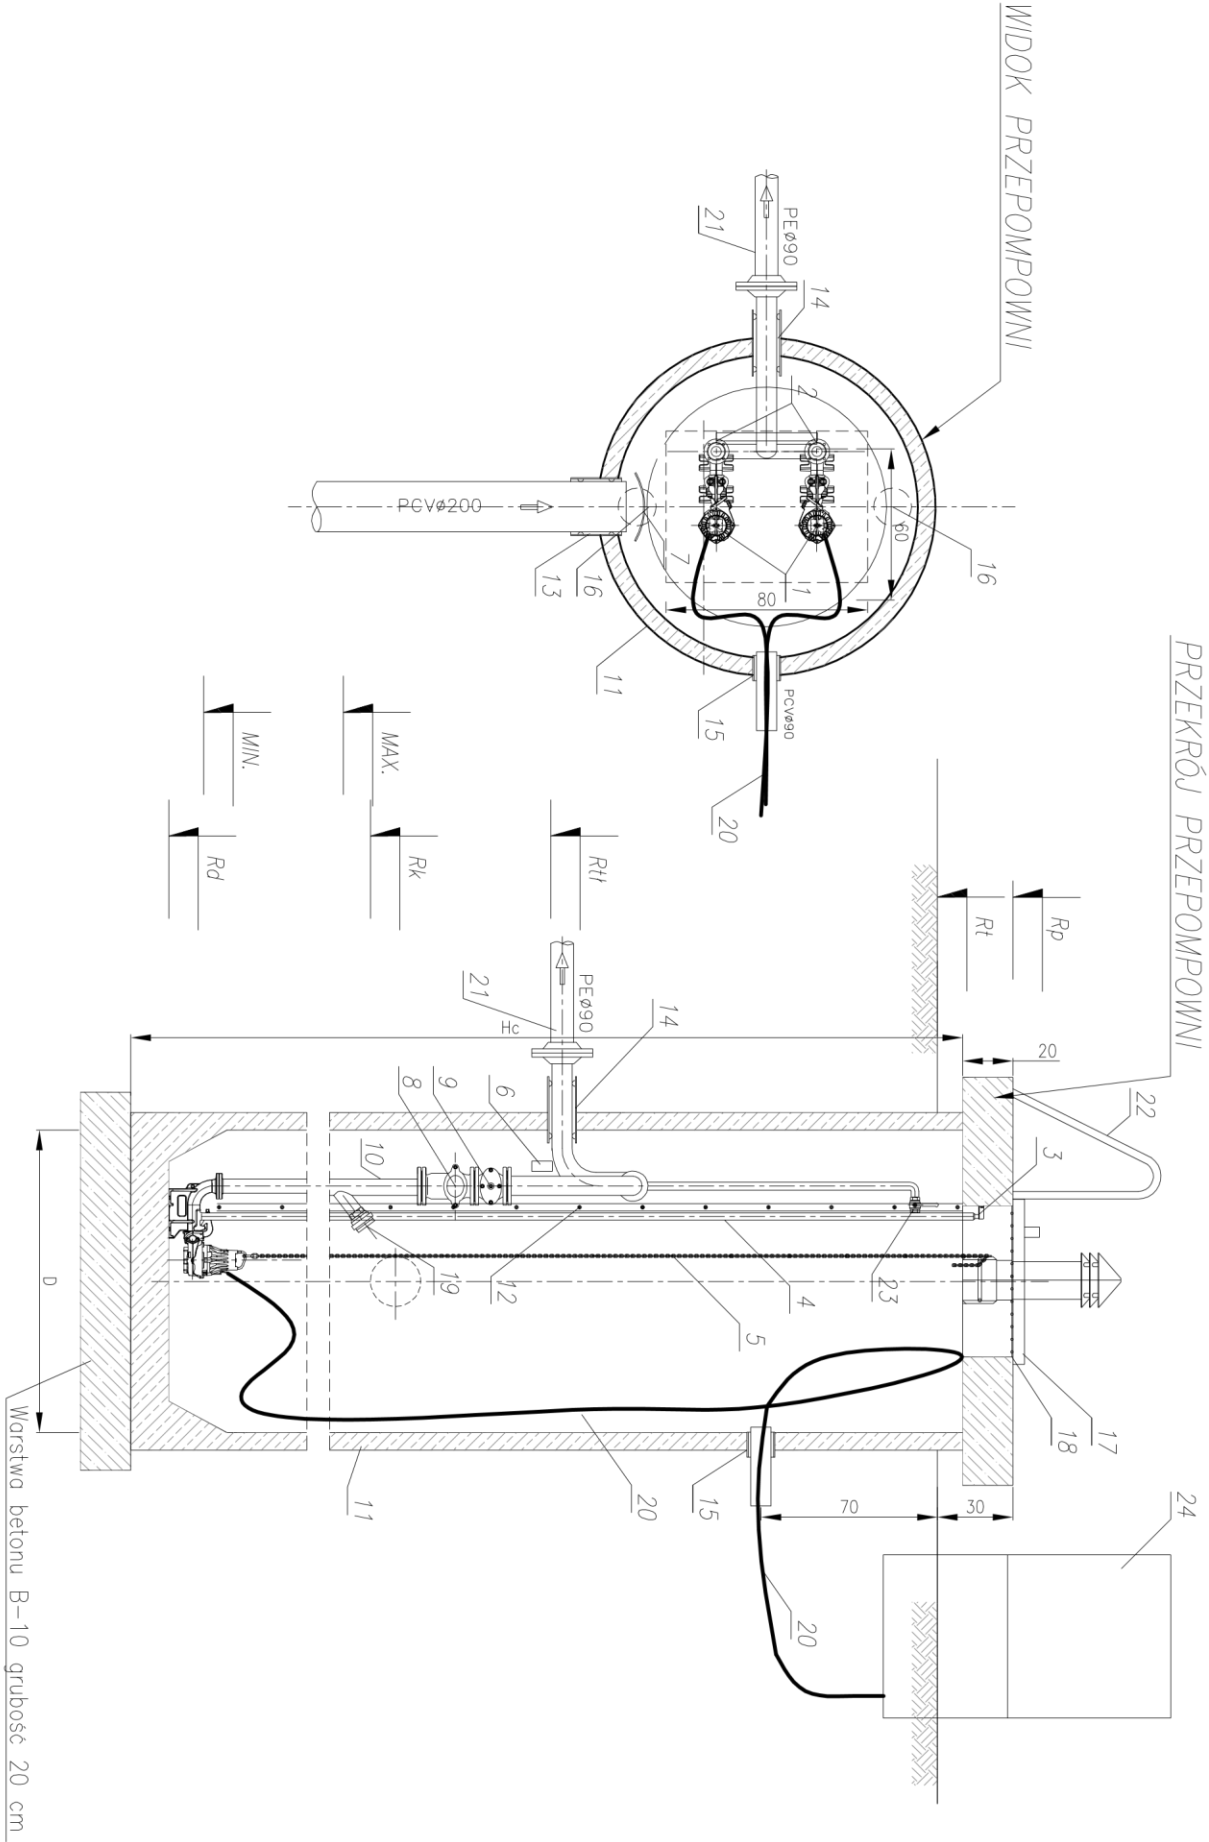

L.p.	NAZWA ELEMENTU	ILOŚĆ
1	Pompa 2,4kW	2 szt.
2	Stopa sprzęgająca (kolano stojowe) DN80mm	2 szt.
3	Wspornik-uchwyt przewodnic 2" stali nierdz. CNI (KO)	4 szt.
4	Przewodnice 2" (KO)	4 szt.
5	Łancuch wygibowy stali CNI (KO)	2 szt.
6	Belka podpora rurociągu tłocznego (KO)	1 szt.
7	Ostona przeciwbryzgowa (KO)	1 szt.
8	Zawór zwrotny kulowy DN80mm	2 szt.
9	Zasława z miękkim uszczelnieniem ESCO DN80mm	2 szt.
10	Rurociąg tłoczny DN80mm stali nierdz. (KO)	1 kpl.
11	Studnia z polimerobetonu D=1200mm Hc=ziemiennie	1 kpl.
12	Drobno złożowa (KO)	1 szt.
13	Przejście szczelne dla rury PCV#200	1 szt.
14	Przejście szczelne dla rury Ø80 (tłoczny)	1 szt.
15	Przejście szczelne dla rury PCV#90 (kable en.el.)	1 szt.
16	Wentylacja wentrowa/nawiewna Ø150 stali nierdzewno CNI (KO)	2 szt.
17	Pokrywa włazowa 600x800mm (KO)	1 szt.
18	Kocioł bezpieczeństwa (KO)	1 szt.
19	Nasada Ø52mm z pokrywą wg PN-91/M-51038	1 szt.
20	Przewody elektryczne	2 kpl.
21	Tuleja kolnierzowa PE d=90/80mm	1 szt.
22	Poręcz zejściowa stali nierdz. CNI (KO)	2 szt.
23	Króciec 1/2" z zaworem odcinającym	1 szt.
24	Szota sterownicza	1 szt.

UWAGA:
przepompownia z polimerobetonu średnicy D=1200 wyposażona w dwa agregaty pompowe o mocy silnika 2,4kW
- jeden podstawowy, drugi stanowi rezerwę awaryjną.

TABELA WYMIARÓW ZMIENNYCH

WYMIAR	P3	P4	P5
R _D	247,66	248,30	245,80
R _t	247,36	248,00	245,50
R _H	245,56	246,60	244,10
R _k	244,30	245,60	242,50
MAX	244,10	245,40	242,30
MIN	243,30	244,60	241,50
R _d	243,10	244,40	241,30
H _c	4360mm	3700mm	4300mm
D	Ø1200mm	Ø1200mm	Ø1200mm

PROMIĘĆ PRACOWNIA PROJEKTOWA mgr inż. Mirosław Łopato 77-100 BYTÓW ul. Kwiatowa 18 tel. 602 217 314			
TEMAT:	BUDOWA KANALIZACJI SANITARNEJ DLA m. SZYMBARK, POTULY		
INWESTOR:	GMINA STĘŻYCA ul. 9 MARCA 7 83-322 STĘŻYCA		
PROJEKTOWAŁ:	NR UPRAWNIENI:	PODPIS:	SKALA:
mgr inż. MIROSŁAW ŁOPATO	285/Gd/2002		1:30
OPRACOWAŁ:	NR UPRAWNIENI:	PODPIS:	FAZA PROJ.
inż. KRZYSZTOF PINKIERT			PBW
SPRAWDZIŁ:	NR UPRAWNIENI:	PODPIS:	DATA:
mgr inż. RYSZARD LISIŃSKI	UAN/V/8346/243/87		KWIECIEŃ 2013
NAZWA RYSUNKU:			RYS. Nr
RYSUNEK TECHNOLOGICZNY KOMORY PRZEPOMPOWNI ŚCIEKÓW P3, P4 i P5			37