


RYSUNEK TECHNOLOGICZNY KOMORY PRZEPOMPOWNI P6

skala 1:30

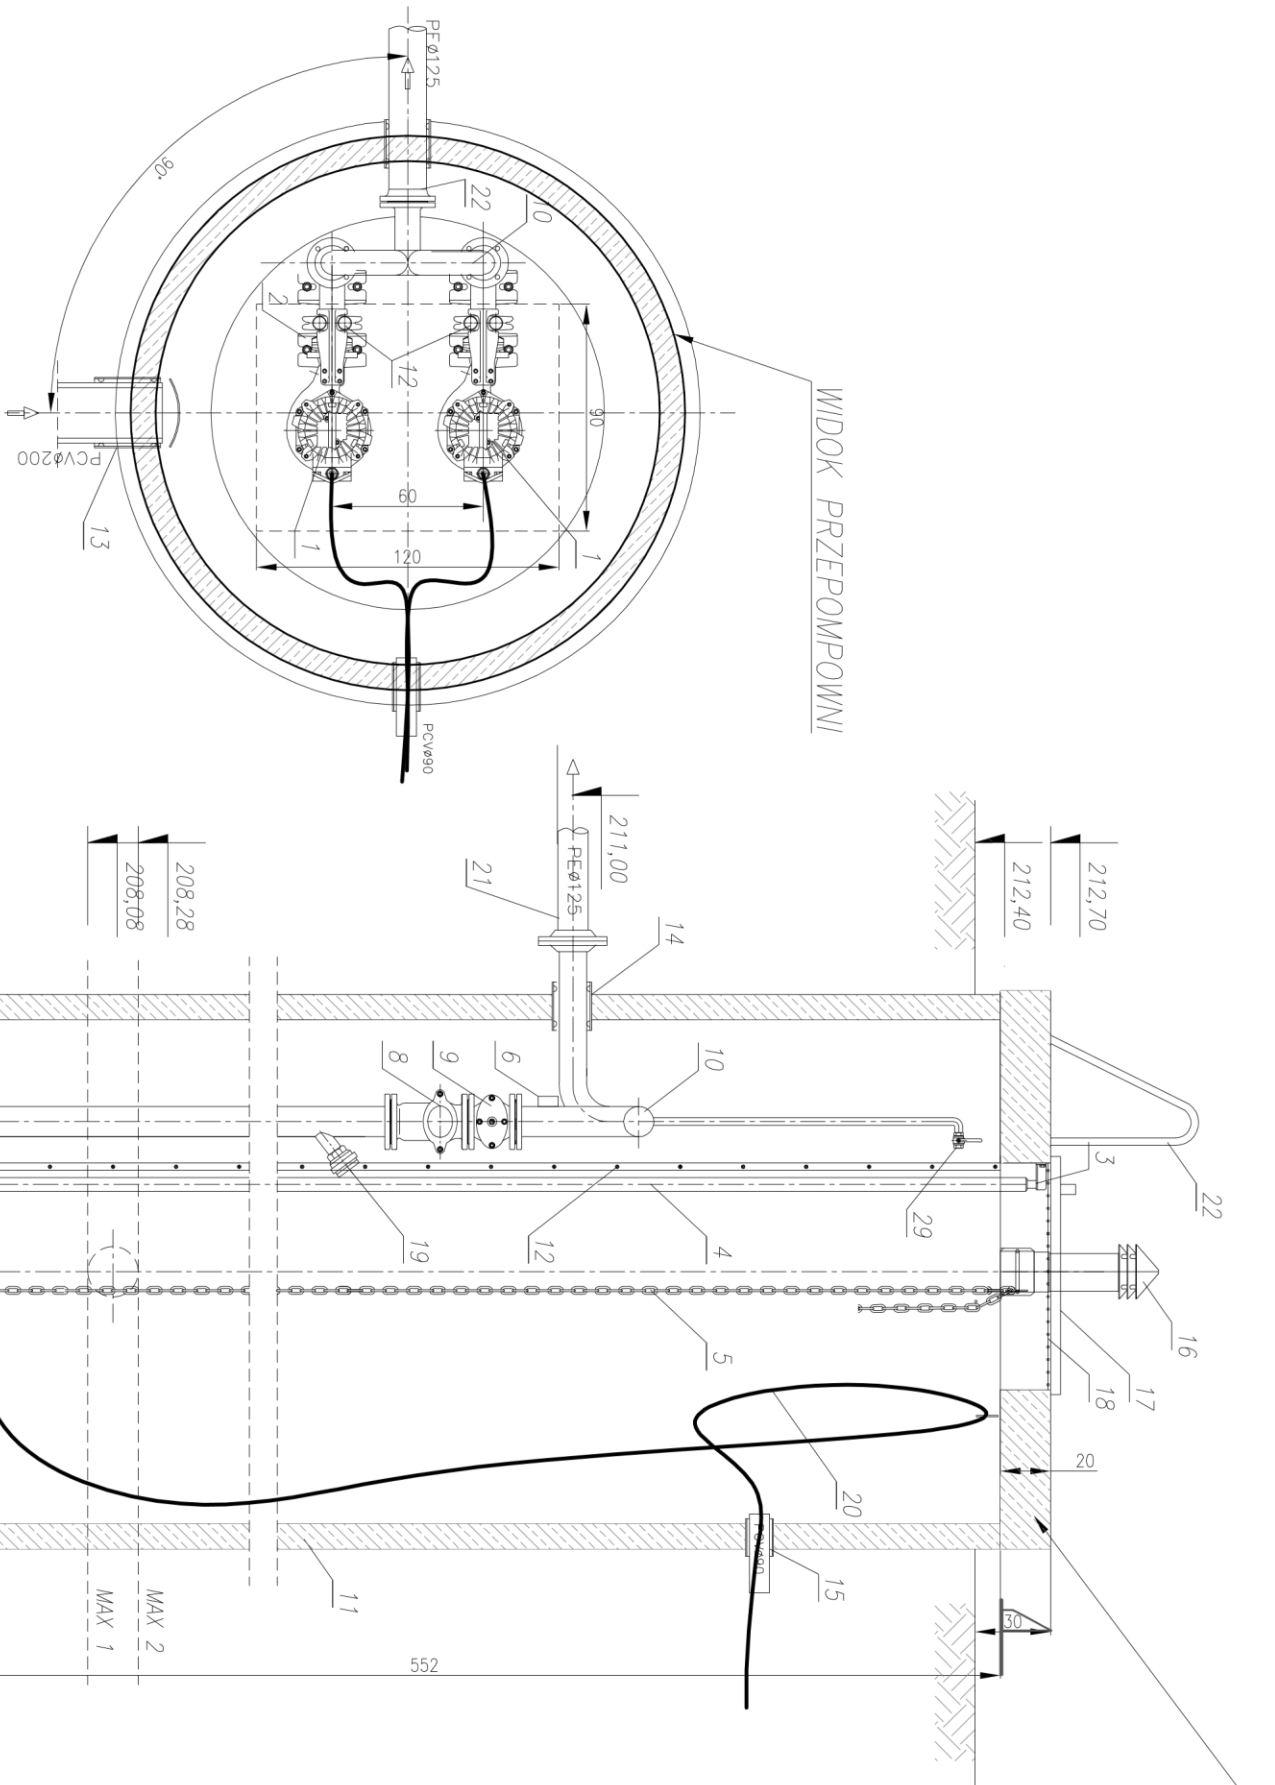

L.p.	NAZWA ELEMENTU	ILOŚĆ
1	Pompa 2,4kW	2 kpl.
2	Stopa sprężająca (kolano słopowe) DN80mm	2 szt.
3	Wspornik-uchwyt przewodnic 2" stal nierdz. CrNi (KO)	4 szt.
4	Przewodnice 2" (KO)	4 szt.
5	Łączuch wyciągowy stal CrNi (KO)	2 szt.
6	Belka podpora rurociągu tłoczego (KO)	1 szt.
7	Osłona przeciwbryzgową (KO)	1 szt.
8	Zawór zwrotny kulowy DN80mm	2 szt.
9	Zosuwą z miękkim uszczelnieniem ESJRO DN80mm	2 szt.
10	Rurociąg tłoczny DN80mm stal nierdz. (KO)	1 kpl.
11	Studnia z polimerobetonu B45 D2000mm Hc=5520mm	1 kpl.
12	Drobina zlotowa (KO)	1 szt.
13	Przejście szczelne dla rury PCW200	1 szt.
14	Przejście szczelne dla rury Ø100 (tłoczny)	1 szt.
15	Przejście szczelne dla rury PCW90 (kable enal)	1 szt.
16	Wentylacja wywiewna/nawiewna Ø150 stal nierdzewna CrNi (KO)	2 szt.
17	Pokrywa włazowa 800x1200mm (KO)	1 szt.
18	Krata bezpieczeństwa 500x1200mm (KO)	1 szt.
19	Nosoda Ø52mm z pokrywą wg PN-91/M-51038	1 szt.
20	Przewody elektryczne	2 kpl.
21	Tuleja kolnierзова PE d=125/100mm	1 szt.
22	Poręcz zejsicowa stal nierdz. CrNi (KO)	2 szt.
29	Króciec 1/2" z zaworem odcinajcym	1 szt.

UWAGA:
przepompownia wyposażona w dwa agregaty pompowe jeden podstawowy, drugi stanowi rezerwę awaryjną.
Przepompownia w komorze z polimerobetonu średnicy D=2000mm wysokości H=5,4m wyposażona w dwa agregaty pompowe o mocy silnika 2,4kW z zaworem płuczającym i kolaniem wylotowym.

PRACOWNIA PROJEKTOWA inż. inż. Mirosław Łopato 77-100 BYTÓW ul. Kwiatowa 18 tel. 602 217 314			
TEMA:	BUDOWA KANALIZACJI SANITARNEJ DLA m. SZYBARC, POTULY		
INWESTOR:	GMINA STEŻYCA ul. 9 MARCA 7 83-322 STEŻYCA		
PROJEKTOWAŁ:	NR UPRAWNIENI:	PODPIS:	SKALA:
mgr inż. MIROSŁAW ŁOPATO	285/Gd/2002		1:30
OPRAWOWAŁ:	NR UPRAWNIENI:	PODPIS:	FAZA PROJ.
inż. KRZYSZTOF PINKIERT			PBW
SPRAWDZIŁ:	NR UPRAWNIENI:	PODPIS:	DATA:
mgr inż. RYSZARD LISIŃSKI	UAN/W/8346/243/87		KWIECIEŃ 2013
NAZWA RYSUNKU:			RYS. NR
RYSUNEK TECHNOLOGICZNY KOMORY PRZEPOMPOWNI ŚCIEKÓW P6			38