


RYSUNEK TECHNOLOGICZNY KOMORY PRZEPŁYWOMIERZA

PRZEPOMPOWNI P1 i P6

skala 1:30

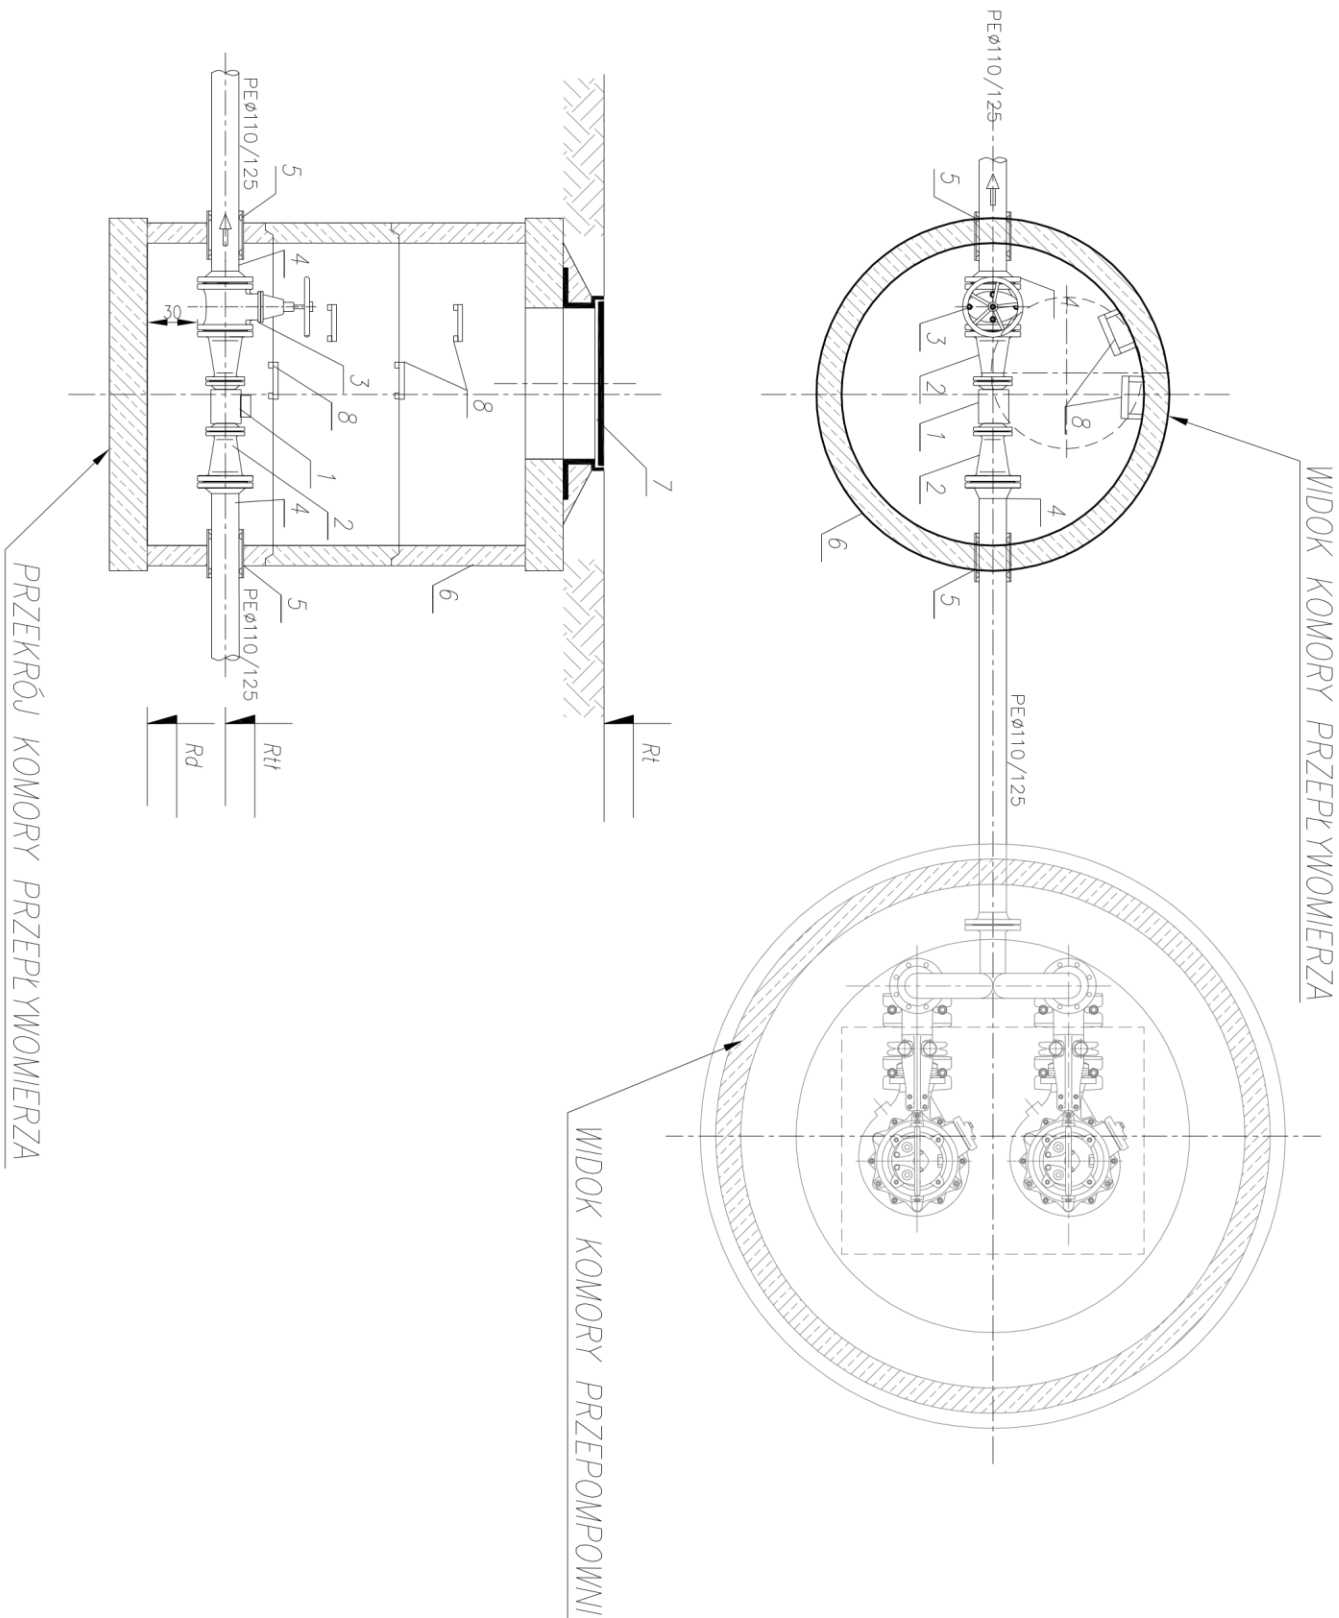

L.p.	NAZWA ELEMENTU	ILOŚĆ
1	Przepływomierz	1 szt.
2	Zwężka kołnierzowa FFR DN80/100mm	2 szt.
3	Zosuwka z miękkim uszczelnieniem ESC80 DN100mm	1 szt.
4	Tuleja kołnierzowa PE Ø110(125)/100mm	2 szt.
5	Przeście szczelne dla rury PEØ110(125) – tłoczny	2 szt.
6	Studnia betonowa Ø1200mm H=2000mm	1 szt.
7	Wiaz żelbetonowy D400 wentylacyjny Ø600mm	1 szt.
8	Stopnie złączowe żel.	5 szt.
9	Wentylacja wywiewna PCVØ150	1 szt.

PROMIĘĆ PRACOWNIA PROJEKTOWA mgr inż. Mirosław Łopato 77-100 BYTÓW ul. Kwiatowa 18 tel. 602 217 314			
TEMAT:	BUDOWA KANALIZACJI SANITARNEJ DLA m. SZYNARSK, POTULY		
INWESTOR:	GMINA STĘŻYCA ul. 9 MARCA 7 83-322 STĘŻYCA		
PROJEKTOWAŁ:	NR UPRAWNIENI:	PODPIS:	SKALA:
mgr inż. MIROSŁAW ŁOPATO	285/Gd/2002		1:30
OPRACOWAŁ:	NR UPRAWNIENI:	PODPIS:	FAZA PROJ.
inż. KRZYSZTOF PINKIERT			PBW
SPRAWDZIŁ:	NR UPRAWNIENI:	PODPIS:	DATA:
mgr inż. RYSZARD LISIŃSKI	UAN/V/8346/243/87		KWIECIEŃ 2013
NAZWA RYSUNKU:		RYS. NR	

RYSUNEK TECHNOLOGICZNY KOMORY PRZEPŁYWOMIERZA PRZEPOMPOWNI P1 i P6

42