


PRZYKŁADOWE ZAGOSPODAROWANIE TERENU PRZYDOMOWEJ PRZEPOMPOWNI ŚCIEKÓW 1:100

Legenda:

- 1 – Przydomowa przepompownia ścieków z podlicznikiem elektrycznym
- 2 – Skrzynka sterownicza
- 3 – Nawierzchnia z kostki bet. 4,0 m²
- 4 – Włączenie do istniejącej instalacji elektrycznej zalicznikowej

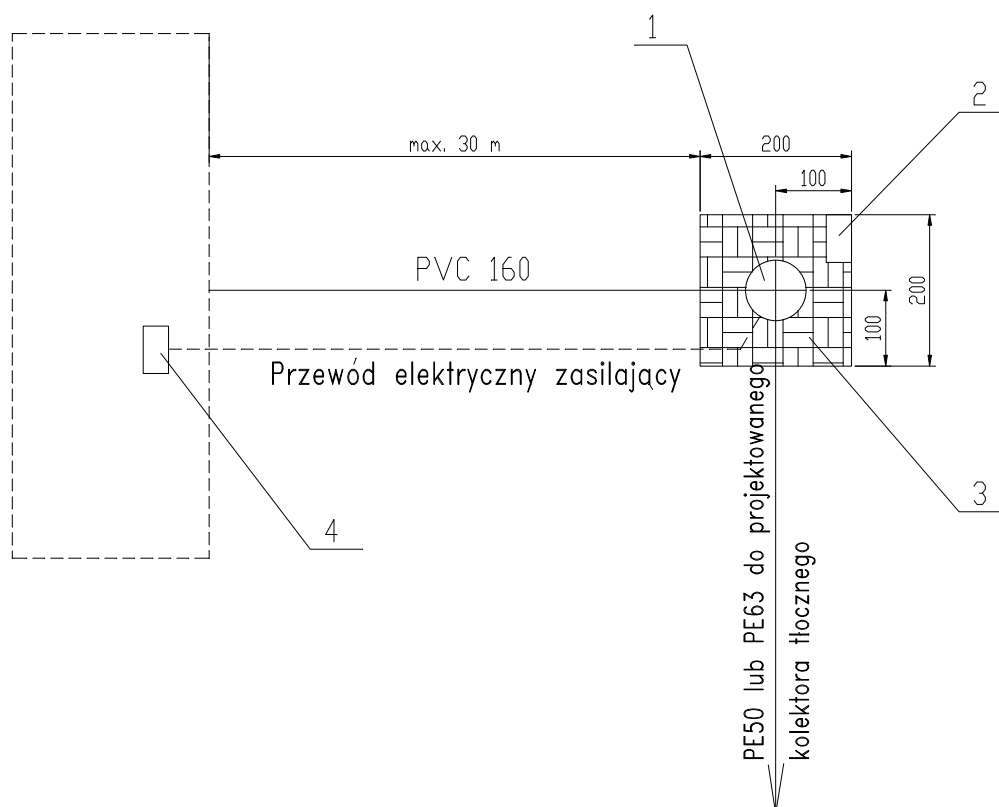

Legenda



Nawierzchnia z kostki betonowej gr. 8 cm

PRZEDSIĘBIORSTWO "ELPROJEKT" Sp z o.o W ELBLĄGU

Obiekt:	Sieć kanalizacji sanitarnej wraz z przyłączami		
Adres:	m. Kamienica Szlachecka, gm. Stężycza		
Inwestor:	Gmina Stężycza, ul. 9 Marca 7, 83-322 Stężycza		
Rysunek:	Plan sytuacyjny terenu przepompowni Pp		SKALA 1:100
Projektował: zespół:	mgr inż. Tomasz Mrówczyński upr. bud. nr WAM/0025/PWOS/10		Stadium P.B. i P.W.
	tech. bud. Grzegorz Lubacha		
	mgr inż. Tomasz Kamieński		IX.2014r.
	mgr inż. Izabela Sadowska		Nr rysunku
	inż. Dawid Kołakowski		
Sprawdził:	mgr inż. Paweł Borejko upr. bud. nr 251/EL/79; 1233/EL/87		41