


RYSUNEK TECHNOLOGICZNY KOMORY PRZEPŁYWOMIERZA PRZEPOMPOWNI P1 i P6

skala 1:30

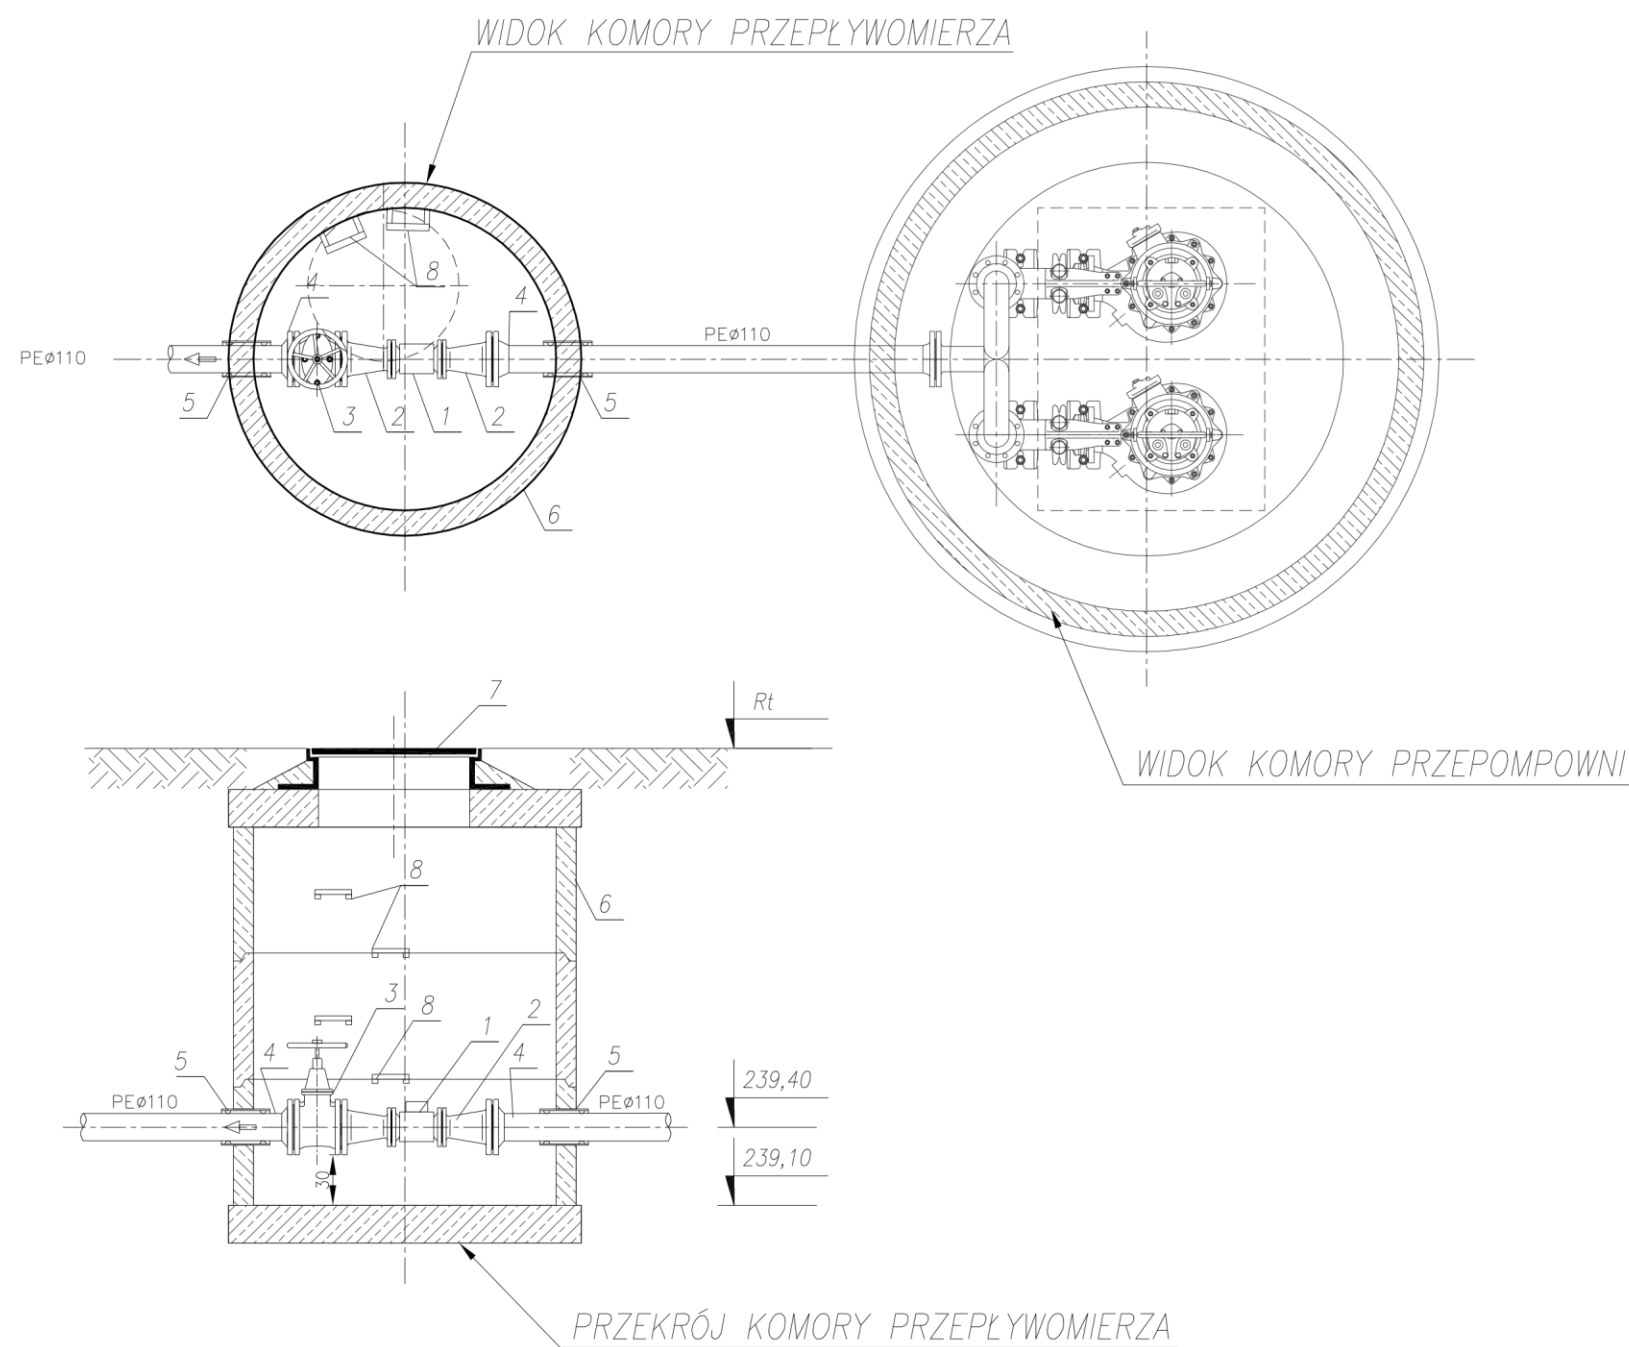

L.p.	NAZWA ELEMENTU	ILOŚĆ
1	Przepływomierz	1 szt.
2	Zwężka kołnierkowa FFR DN80/100mm	2 szt.
3	Zasuwa z miękkim uszczelnieniem ESCRO DN100mm	1 szt.
4	Tuleja kołnierkowa PE Ø110(125)/100mm	2 szt.
5	Przejście szczelne dla rury PEØ110(125) -tłoczny	2 szt.
6	Studnia betonowa Ø1200mm H=2000mm	1 szt.
7	Właz żeliwny D400 wentylowany Ø600mm	1 szt.
8	Stopnie żłazowe żel.	5 szt.
9	Wentylacja wywiewna PCVØ150	1 szt.

promis PRACOWNIA PROJEKTOWA mgr inż. Mirosław Łopato 77-100 BYTÓW ul. Jana Pawła II 7/3 tel.602 217 314			
TEMAT: BUDOWA KANALIZACJI SANITARNEJ DLA m. SZYMBARK, POTUŁY			
INWESTOR: GMINA STĘŻYCA ul. 9 MARCA 7 83-322 STĘŻYCA			
PROJEKTOWAŁ:	NR UPRAWNIENI:	PODPIS:	SKALA:
mgr inż. MIROSŁAW ŁOPATO	285/Gd/2002		1:30
OPRACOWAŁ:	NR UPRAWNIENI:	PODPIS:	
inż. KRZYSZTOF PINKIERT			PBW
SPRAWDZIŁ:	NR UPRAWNIENI:	PODPIS:	DATA:
mgr inż. MARCIN CHRZAN	POM/0047/PWOS/10		MAJ 2015
NAZWA RYSUNKU:			RYS. Nr
RYSUNEK TECHNOLOGICZNY PRZEJEZDNEJ KOMORY PRZEPŁYWOMIERZA PRZEPOMPOWNI "P"			9