



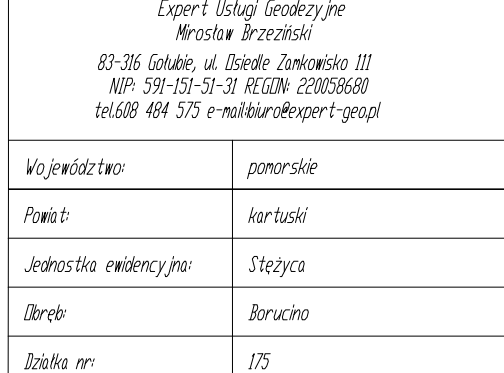

Scale map 1:500

Dzienna porcja:	ulica 2000	Wykonali
Dzienna wykoszcenie:	ulica Krasnoludki 86	mgr inż. Mariusz Brzezinski
KERD 66643293.004	AR00052 1	uz. zawodow. nr 20/50
		Nr zam. 2/29/04
Mapa aktualna na dzień 08/12/2004 r.		Skiczy mapy 6/29/2004, 05.09.10, 14.10.19
Granice przedstawiono analizy stanu z ewidencji gruntów i budowlanych na dzień 25/09/2004 r.		
Mapa wykonana bez ustalenia szkodliwych gruntowych		Zobraz opracowania
Mapa uwzględniona o projekcie: a - 286/2004, ul. - 1380/2004, ul. - 160/2002		
Nie wykazuje się istnienia innych, nie wykazanych na niniejszej mapie urządzeń podziemnych, które nie były opisanego do inwentaryzacji, lub o których braku jest informacji o istnieniu tych urządzeń.		

	Projektowana grawitacyjna sieć kanalizacji sanitarnej
	Projektowana tłoczna sieć kanalizacji sanitarnej
	Projektowane studnie rewizyjne bet. Ø 1200mm
	Projektowane studnie rewizyjne PE Ø 425mm
	Projektowana przepompownia ścieków

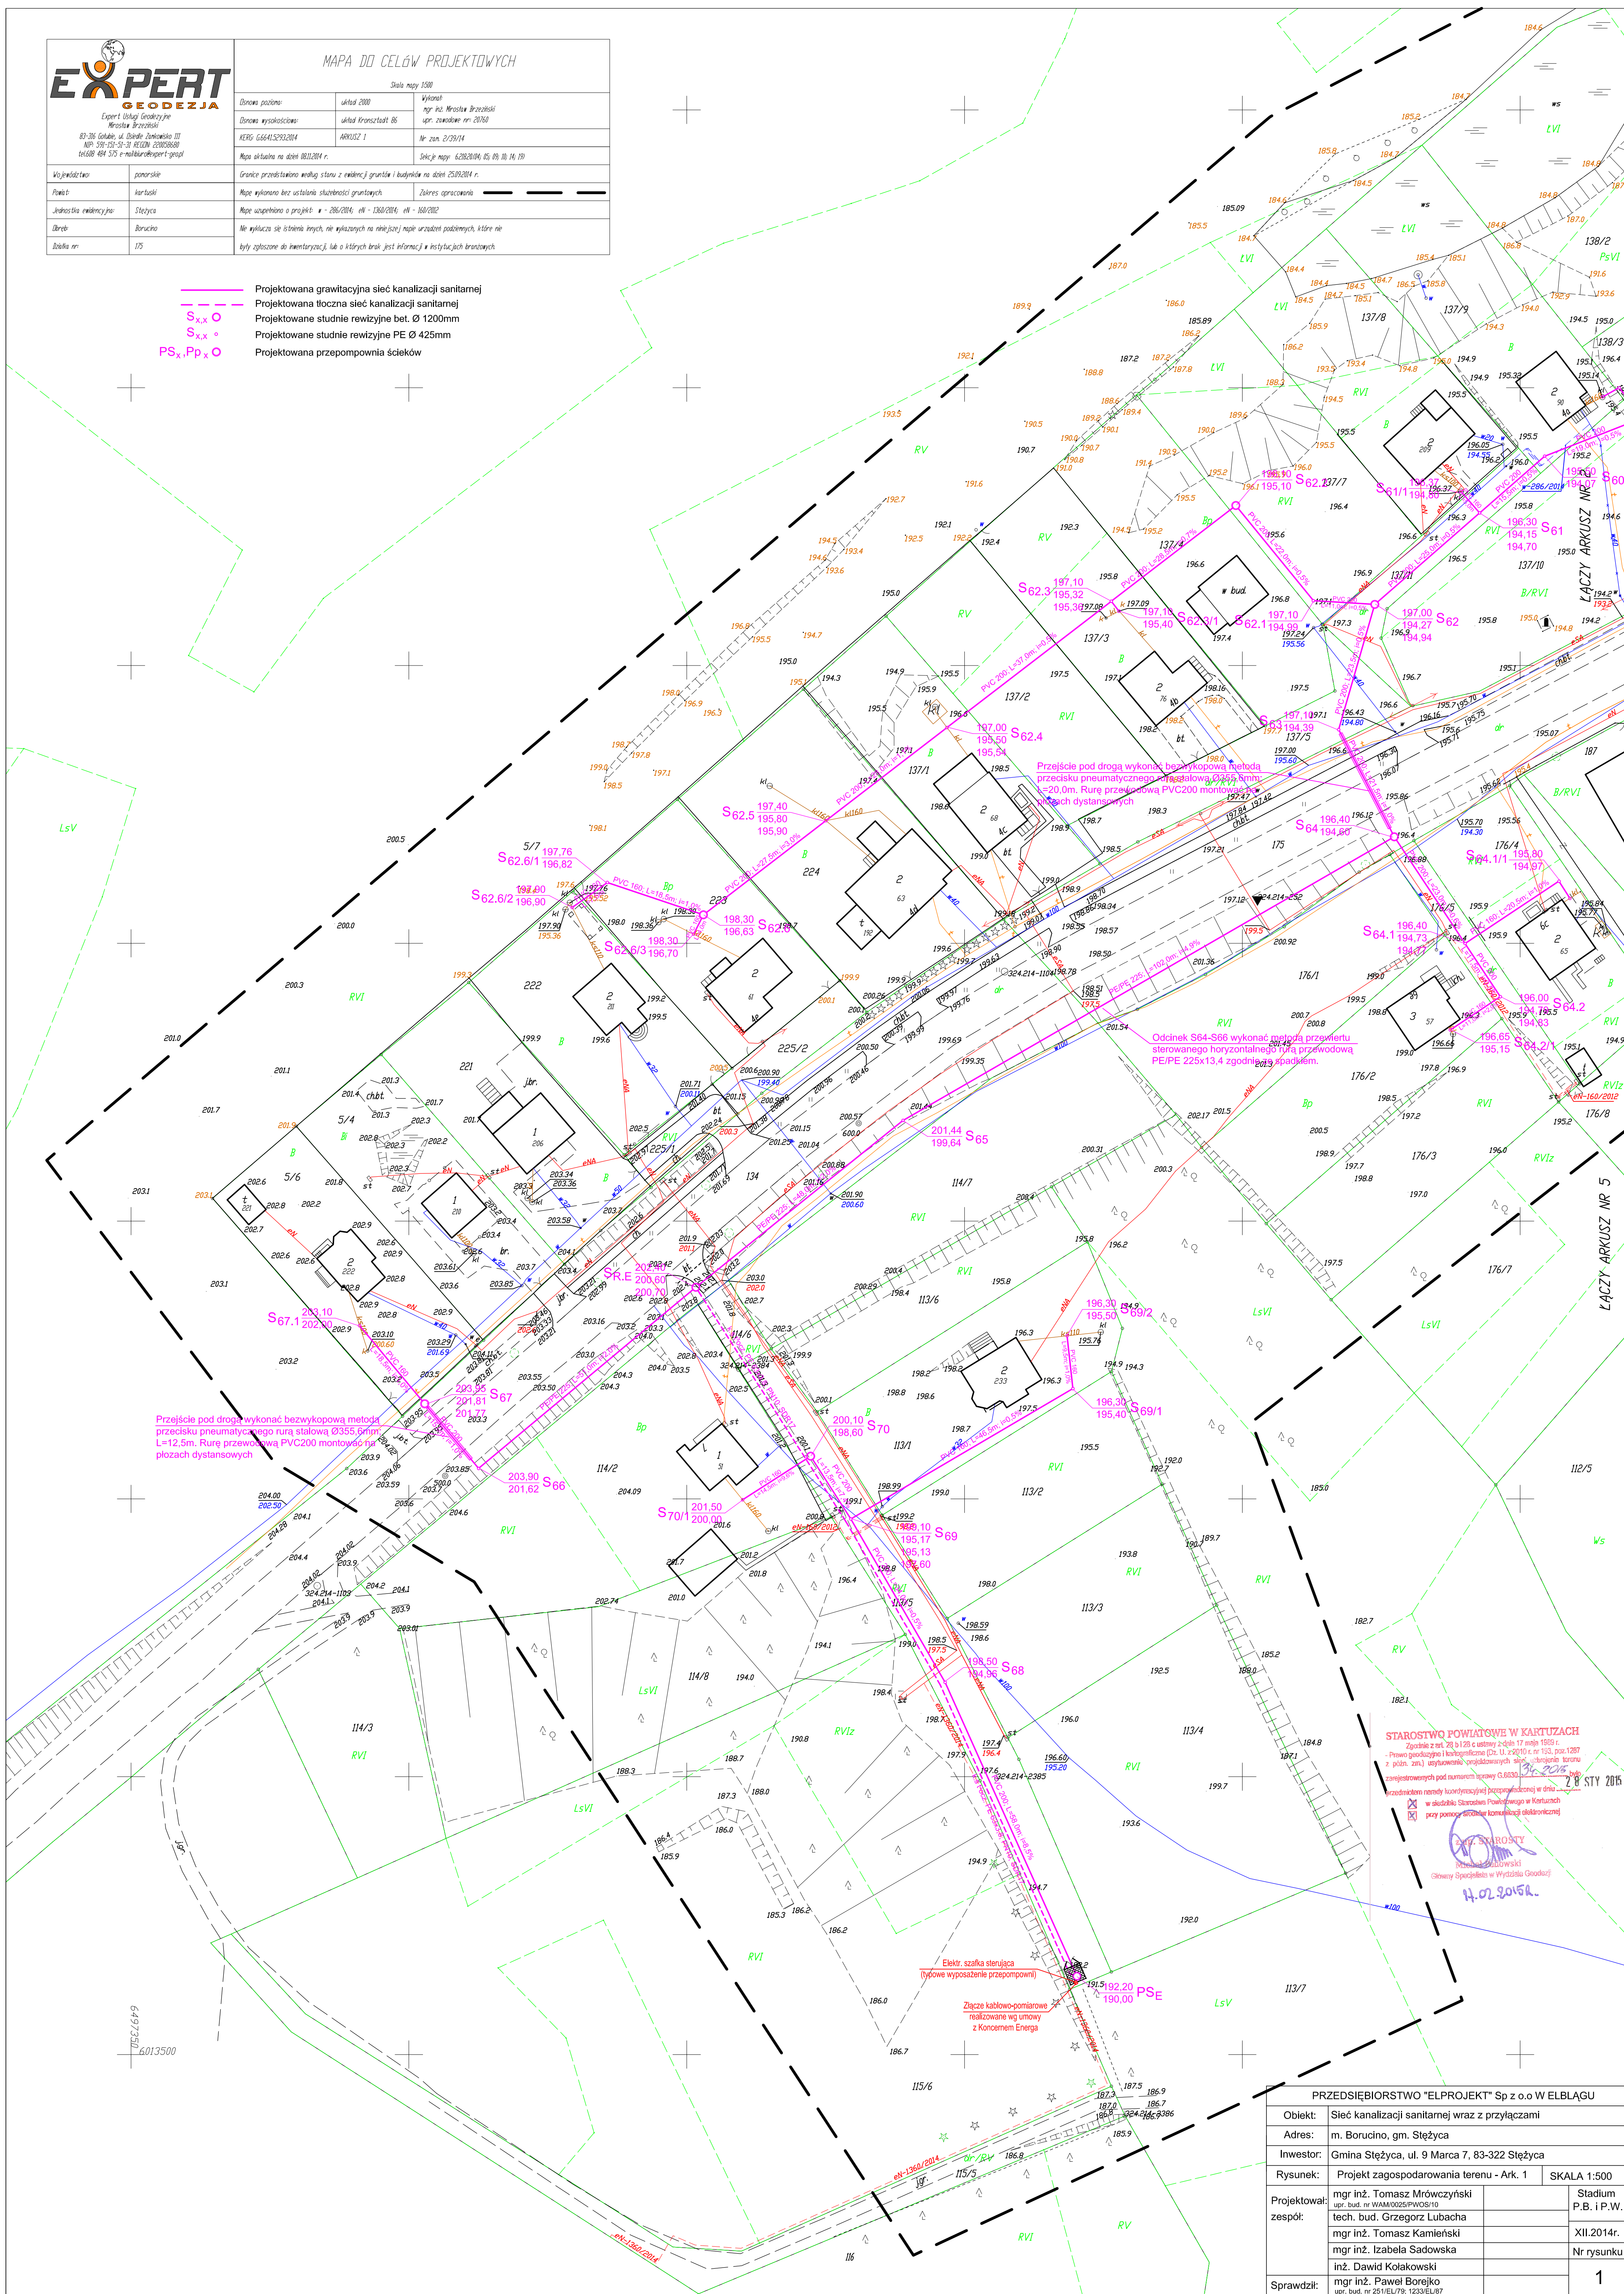

STAROSTWQ POWIATOWE W KARTUZHACH
Zgodnie z art. 29, 32 i 28 ust. 2 ustawy z dnia 17 maja 1969 r.
- Prawo geodezyjne i kartograficzne (Dz. U. z 2010 r. nr 153, poz. 1287
z późn. zm.) uiszczenie opłaty sądowej w kwocie 20 zł
zarejestrowanych pod numerem sprawy G.6330 było
zaświadczenie narady koordynacyjnej przeprowadzonej w dniu 28 STY 2017
☒ w siedzibie Starostwa Powiatowego w Kartuzach
☒ przy pomocy służby komunikacji elektronicznej

2. up. STAROSTY
Michał Jeliński
Główny Specjalista w Wydziale Ge
12.02.2015r

PRZEDSIĘBIORSTWO "ELPROJEKT" Sp z o.o w ELBLĄGU			
Objekt:	Sieć kanalizacji sanitarnej wraz z przyłączami		
Adres:	m. Borucino, gm. Stężyca		
Investor:	Gmina Stężyca, ul. 9 Marca 7, 83-322 Stężyca		
Rysunek:	Projekt zagospodarowania terenu - Ark. 1	SKALA 1:500	
Projektował:	mgr inż. Tomasz Mrdowszynski upr. bud. nr WAM1/0025/PW/0510		Stadium P.B. i P.W.
zespół:	tech. bud. Grzegorz Lubacha		
	mgr inż. Tomasz Kamiński		XII.2014r.
	mgr inż. Izabela Sadowska		Nr rysunku
	inż. Dawid Kolakowski		
Sprawdził:	mgr inż. Paweł Borejko upr. bud. nr 2354/22/PW/0336/07		1