



Expert Usługi Geodezyjne
Miejska Brzeźnica
83-306 Goliszewo, ul. Białe Żurawie III
NIP: 591-551-51-31 REGON: 220058680
tel. 668 484 575 e-mail: biuro@expert-geo.pl


Województwo	ponorskie
Powiat	kartuski
Jednostka ewidencyjna	Stężyca
Osoba	Boruchino
Skala m	1:5

MAPA DO CELÓW PROJEKTOWYCH

Skala mapy 1:500

Źródło pomiaru	układ 2000	Wycena
Źródło wysokości	układ Kartuski 86	mgr inż. Mirosław Brzeźnicki
KRS	6664132932014	upr. zawodow nr 20760
Mapa aktualna na dzień	08.11.2014 r.	Nr zam. 2/29/14
Mapa wykonana na dzień	08.11.2014 r.	Skicje mapy: 6.12.2014, 05.09.10, 14.10.10
Granice przedstawiono według stanu z ewidencji gruntów i budynków na dzień 25.09.2014 r.		
Mapę wykonano bez ustalania służebności gruntowych		Zobowiązania
Mapę uzupełniono o projekt: m - 286/2014, el - 1360/2014, el - 160/2012		
Mapę wyklucza się oświadczenia innych, nie wykonanych na niniejszej mapie urządzeń podziemnych, które nie były zgłoszone do inwentaryzacji, lub o których brak jest informacji w instytucjach branżowych		

- Projektowana grawitacyjna sieć kanalizacji sanitarnej
- Projektowana tłoczna sieć kanalizacji sanitarnej
- Projektowane studnie rewizyjne bet. Ø 1200mm
- Projektowane studnie rewizyjne PE Ø 425mm
- Projektowana przepompownia ścieków
- Projektowane zmiany
- Przeprojektowywane odcinki

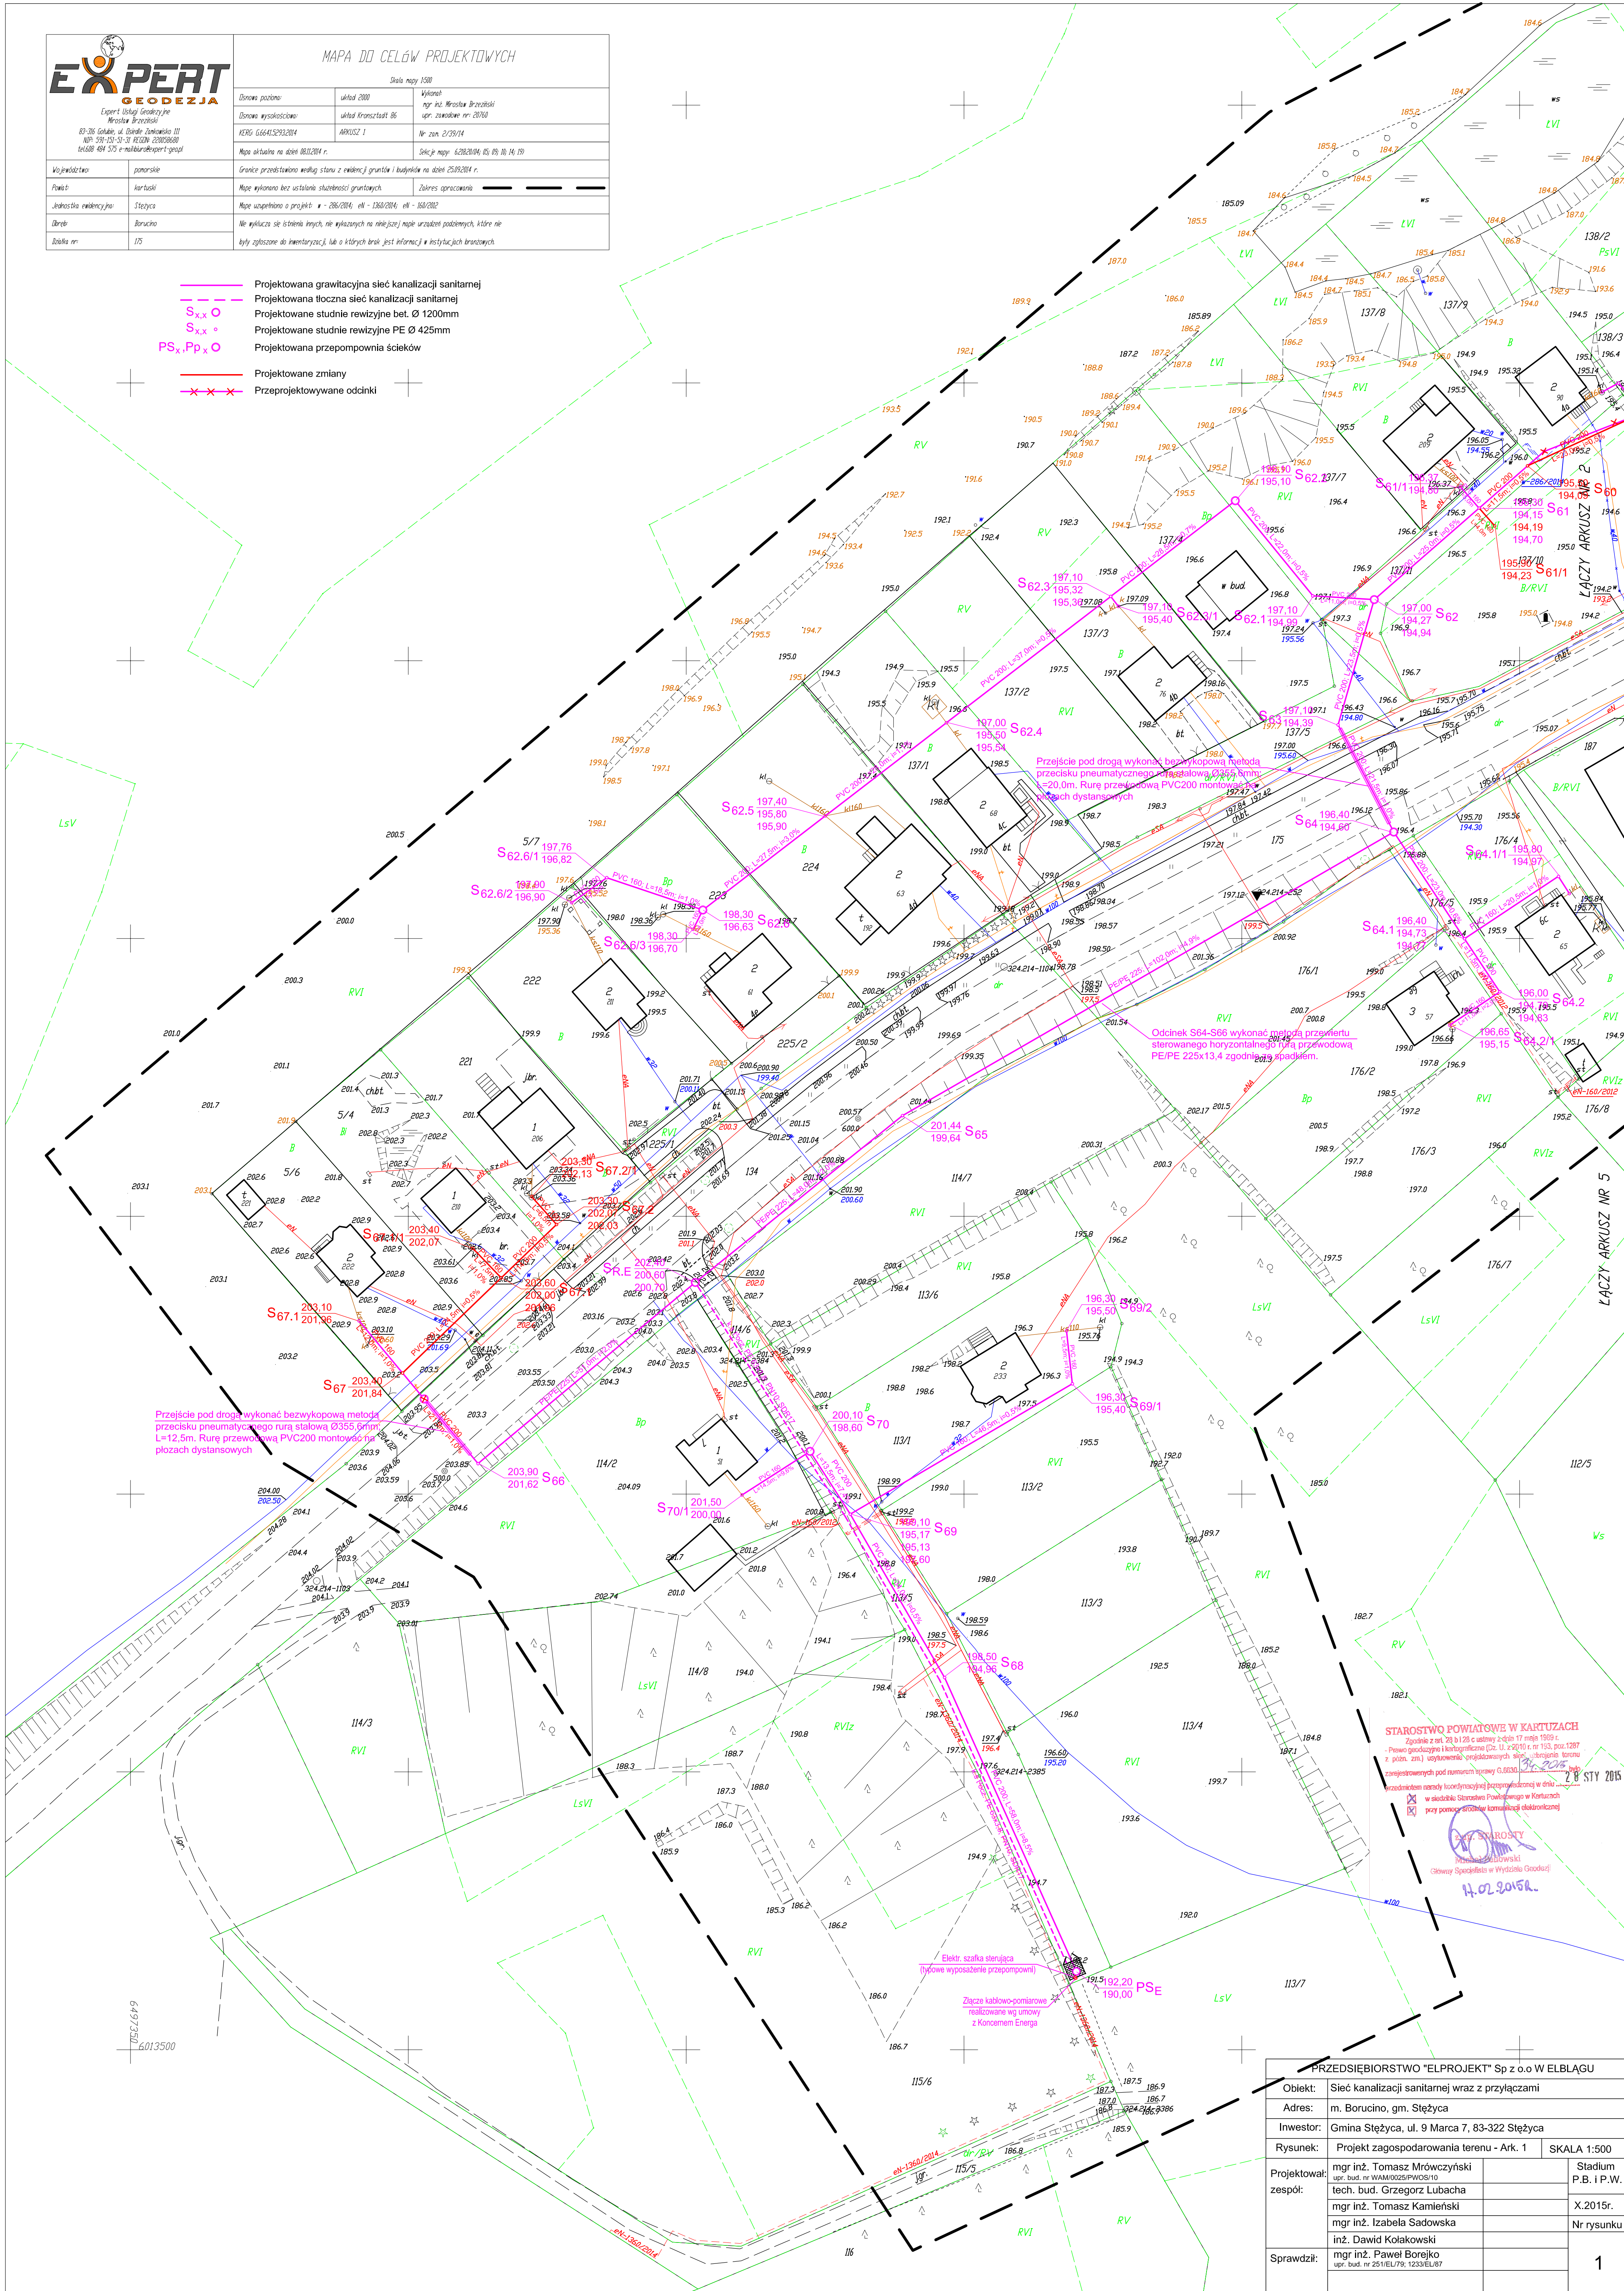

STAROSTWO POWIATOWE W KARTUŻACH
Zgodnie z art. 20 § 1 pkt 2 ustawy z dnia 17 maja 1988 r.
- Prawo geodezyjne i kartograficzne (Dz. U. z 2010 r. nr 163, poz. 1287
z późn. zm.) użytkownik niniejszego projektu jest zobowiązany do
zapewnienia należytej koordynacji i zgodności z dokumentacją
przebiegu robót w Wydziale Geodezji
w siedzibie Starostwa Powiatowego w Kartużach
przy pomocy służby komunikacji elektronicznej

mgr inż. STAROSTA
Mirosław Brzeźnicki
Główny Specjalista w Wydziale Geodezji
14.02.2015r.

PRZEDSIĘBIORSTWO "ELPROJEKT" Sp z o.o w ELBLĄGU			
Objekt:	Sieć kanalizacji sanitarnej wraz z przyłączami		
Adres:	m. Boruchino, gm. Stężyca		
Inwestor:	Gmina Stężyca, ul. 9 Marca 7, 83-322 Stężyca		
Rysunek:	Projekt zagospodarowania terenu - Ark. 1	SKALA 1:500	
Projektował:	mgr inż. Tomasz Mrówczyński upr. bud. nr WAM/0025/PWOS/10	Stadium P.B. i P.W.	
	tech. bud. Grzegorz Lubacha		
	mgr inż. Tomasz Kamiński	X.2015r.	
	mgr inż. Izabela Sadowska	Nr rysunku	
Sprawdził:	inż. Dawid Kołakowski		
	mgr inż. Paweł Borejko upr. bud. nr 251/EL/P9, 1233/EL/87	1	