


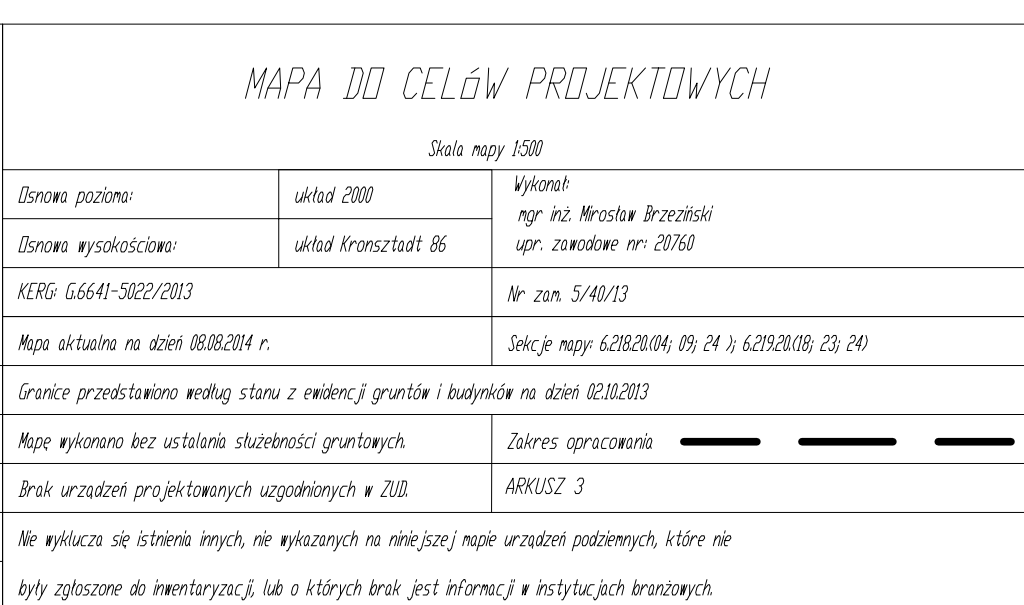

PRZEDSIĘBIORSTWO "ELPROJEKT" Sp z o o w ELBLĄGU			
Objekt:	Sieć kanalizacji sanitarnej wraz z przyłączami		
Adres:	m. Kamienica Szlachecka, gm. Stężyca		
Inwestor:	Gmina Stężyca, ul. 9 Marca 7, 83-322 Stężyca		
Rysunek:	Projekt zagospodarowania terenu - Ark. 3		SKALA 1:500
Projektował: zespół:	mgr inż. Tomasz Mrówczyński upr. bud. nr WAM0025PWG5/10		Stadium P.B. i P.W.
	tech. bud. Grzegorz Lubacha mgr inż. Tomasz Kamiński		X.15.2015r.
	mgr inż. Izabela Sadowska inż. Dawid Kołakowski		Nr rysunku
Sprawił:	mgr inż. Paweł Borejko upr. bud. nr 25/16/79.1233/EL/87		2

ŁĄCZY ARKUSZ 1

LEGENDA

	Projektowana grawitacyjna sieć kanalizacji sanitarnej
	Projektowana tłoczna sieć kanalizacji sanitarnej
	Projektowane studnie rewizyjne bet. Ø 1200mm
	Projektowane studnie rewizyjne PE Ø 425mm
	Projektowana przepompownia ścieków
	Projektowane zmiany
	Przeprojektowywane odcinki



STAROSTWO POWIATOWE W KARTUZACH
Zgodnie z art. 28 § 128 ust. 1 pkt 1 i 2, z dnia 17 maja 1989 r.
- Prawa geodezyjne i kartograficzne (z dn. 1. VII. 2010 r. nr 183, poz. 128
z późn. zm.) istniejące projektowanych sieci uzbrojenie terenu
zarejestrowanych pod numerami sprawy G.6830.198.199.199
przedmiotem niniejszej koordynacyjnej przeprowadzonej w dniu 19.05.2019 r.
☒ w siedzibie Starostwa Powiatowego w Kartuzach
☒ (zry pomocy drogowe komunikacji elektronicznej)

z up. STAROSTY
Michał Kulowski
Główny Specjalista w Wydziale Geodetycznym

Główny Specjalista w Wydziale Godek