


PRZYKŁADOWE ZAGOSPODAROWANIE TERENU PRZYDOMOWEJ PRZEPOMPOWNI ŚCIEKÓW 1:100

Legenda:

- 1 – Przydomowa przepompownia ścieków z podlicznikiem elektrycznym
- 2 – Skrzynka sterownicza na ścianie budynku
- 3 – Nawierzchnia z kostki bet. 4,0 m²
- 4 – Włączenie do istniejącej instalacji elektrycznej zalicznikowej

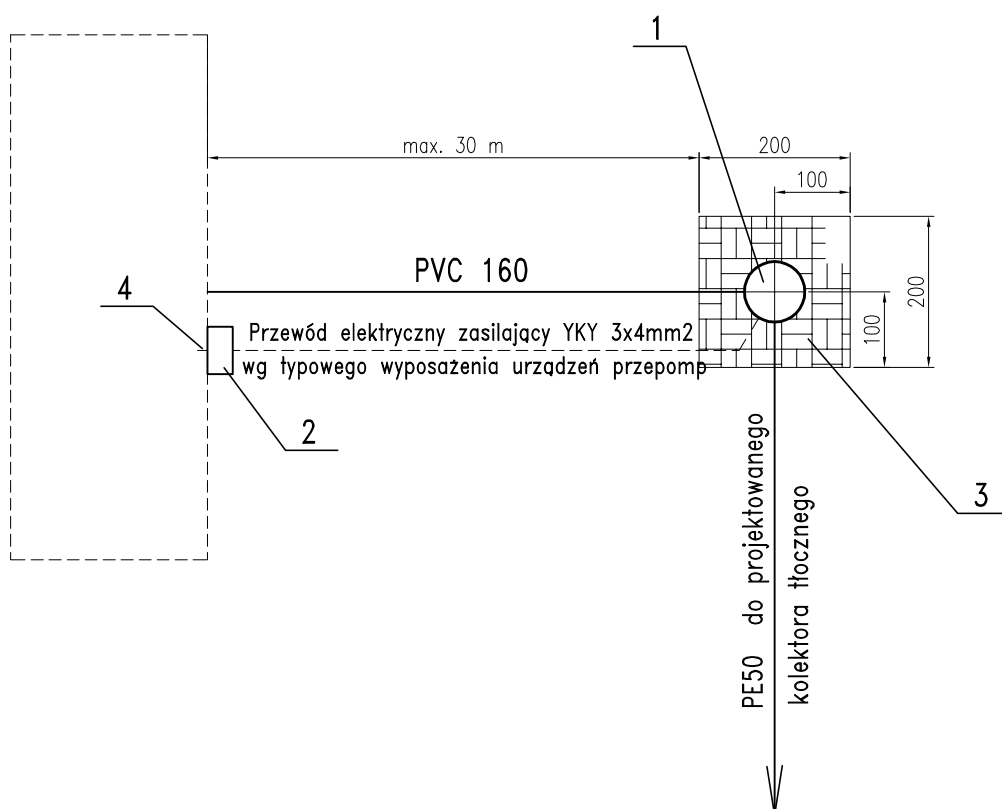

Legenda



Nawierzchnia z kostki betonowej gr. 8 cm

PRZEDSIĘBIORSTWO "ELPROJEKT" Sp z o.o W ELBLĄGU

Obiekt:	Sieć kanalizacji sanitarnej z przyłączami i sieć wodociągowa		
Adres:	ul. Majkowskiego, m. Stężycza, gm. Stężycza		
Inwestor:	Gmina Stężycza, ul. 9 Marca 7, 83-322 Stężycza		
Rysunek:	Plan sytuacyjny terenu przepompowni PS		SKALA 1:100
Projektował:	mgr inż. Tomasz Mrówczyński		Stadium P.B. i P.W.
Branża sanit:	upr. bud. nr WAM/0025/PWOS/10		
	mgr inż. Izabela Sadowska		
	inż. Dawid Kołakowski		
Projektował:	tech bud. Mirosław Judek		IV.2015r.
Branża elektr:	upr. bud. nr 1410/EL/89		
Sprawdził:	mgr inż. Jerzy Wójciak		Nr rysunku 22
Branża sanit:	upr. bud. nr POM/0052/POOS/09		
Sprawdził:	inż. Janina Wrześnińska		
Branża elektr:	upr. bud. nr 936/EL/85		