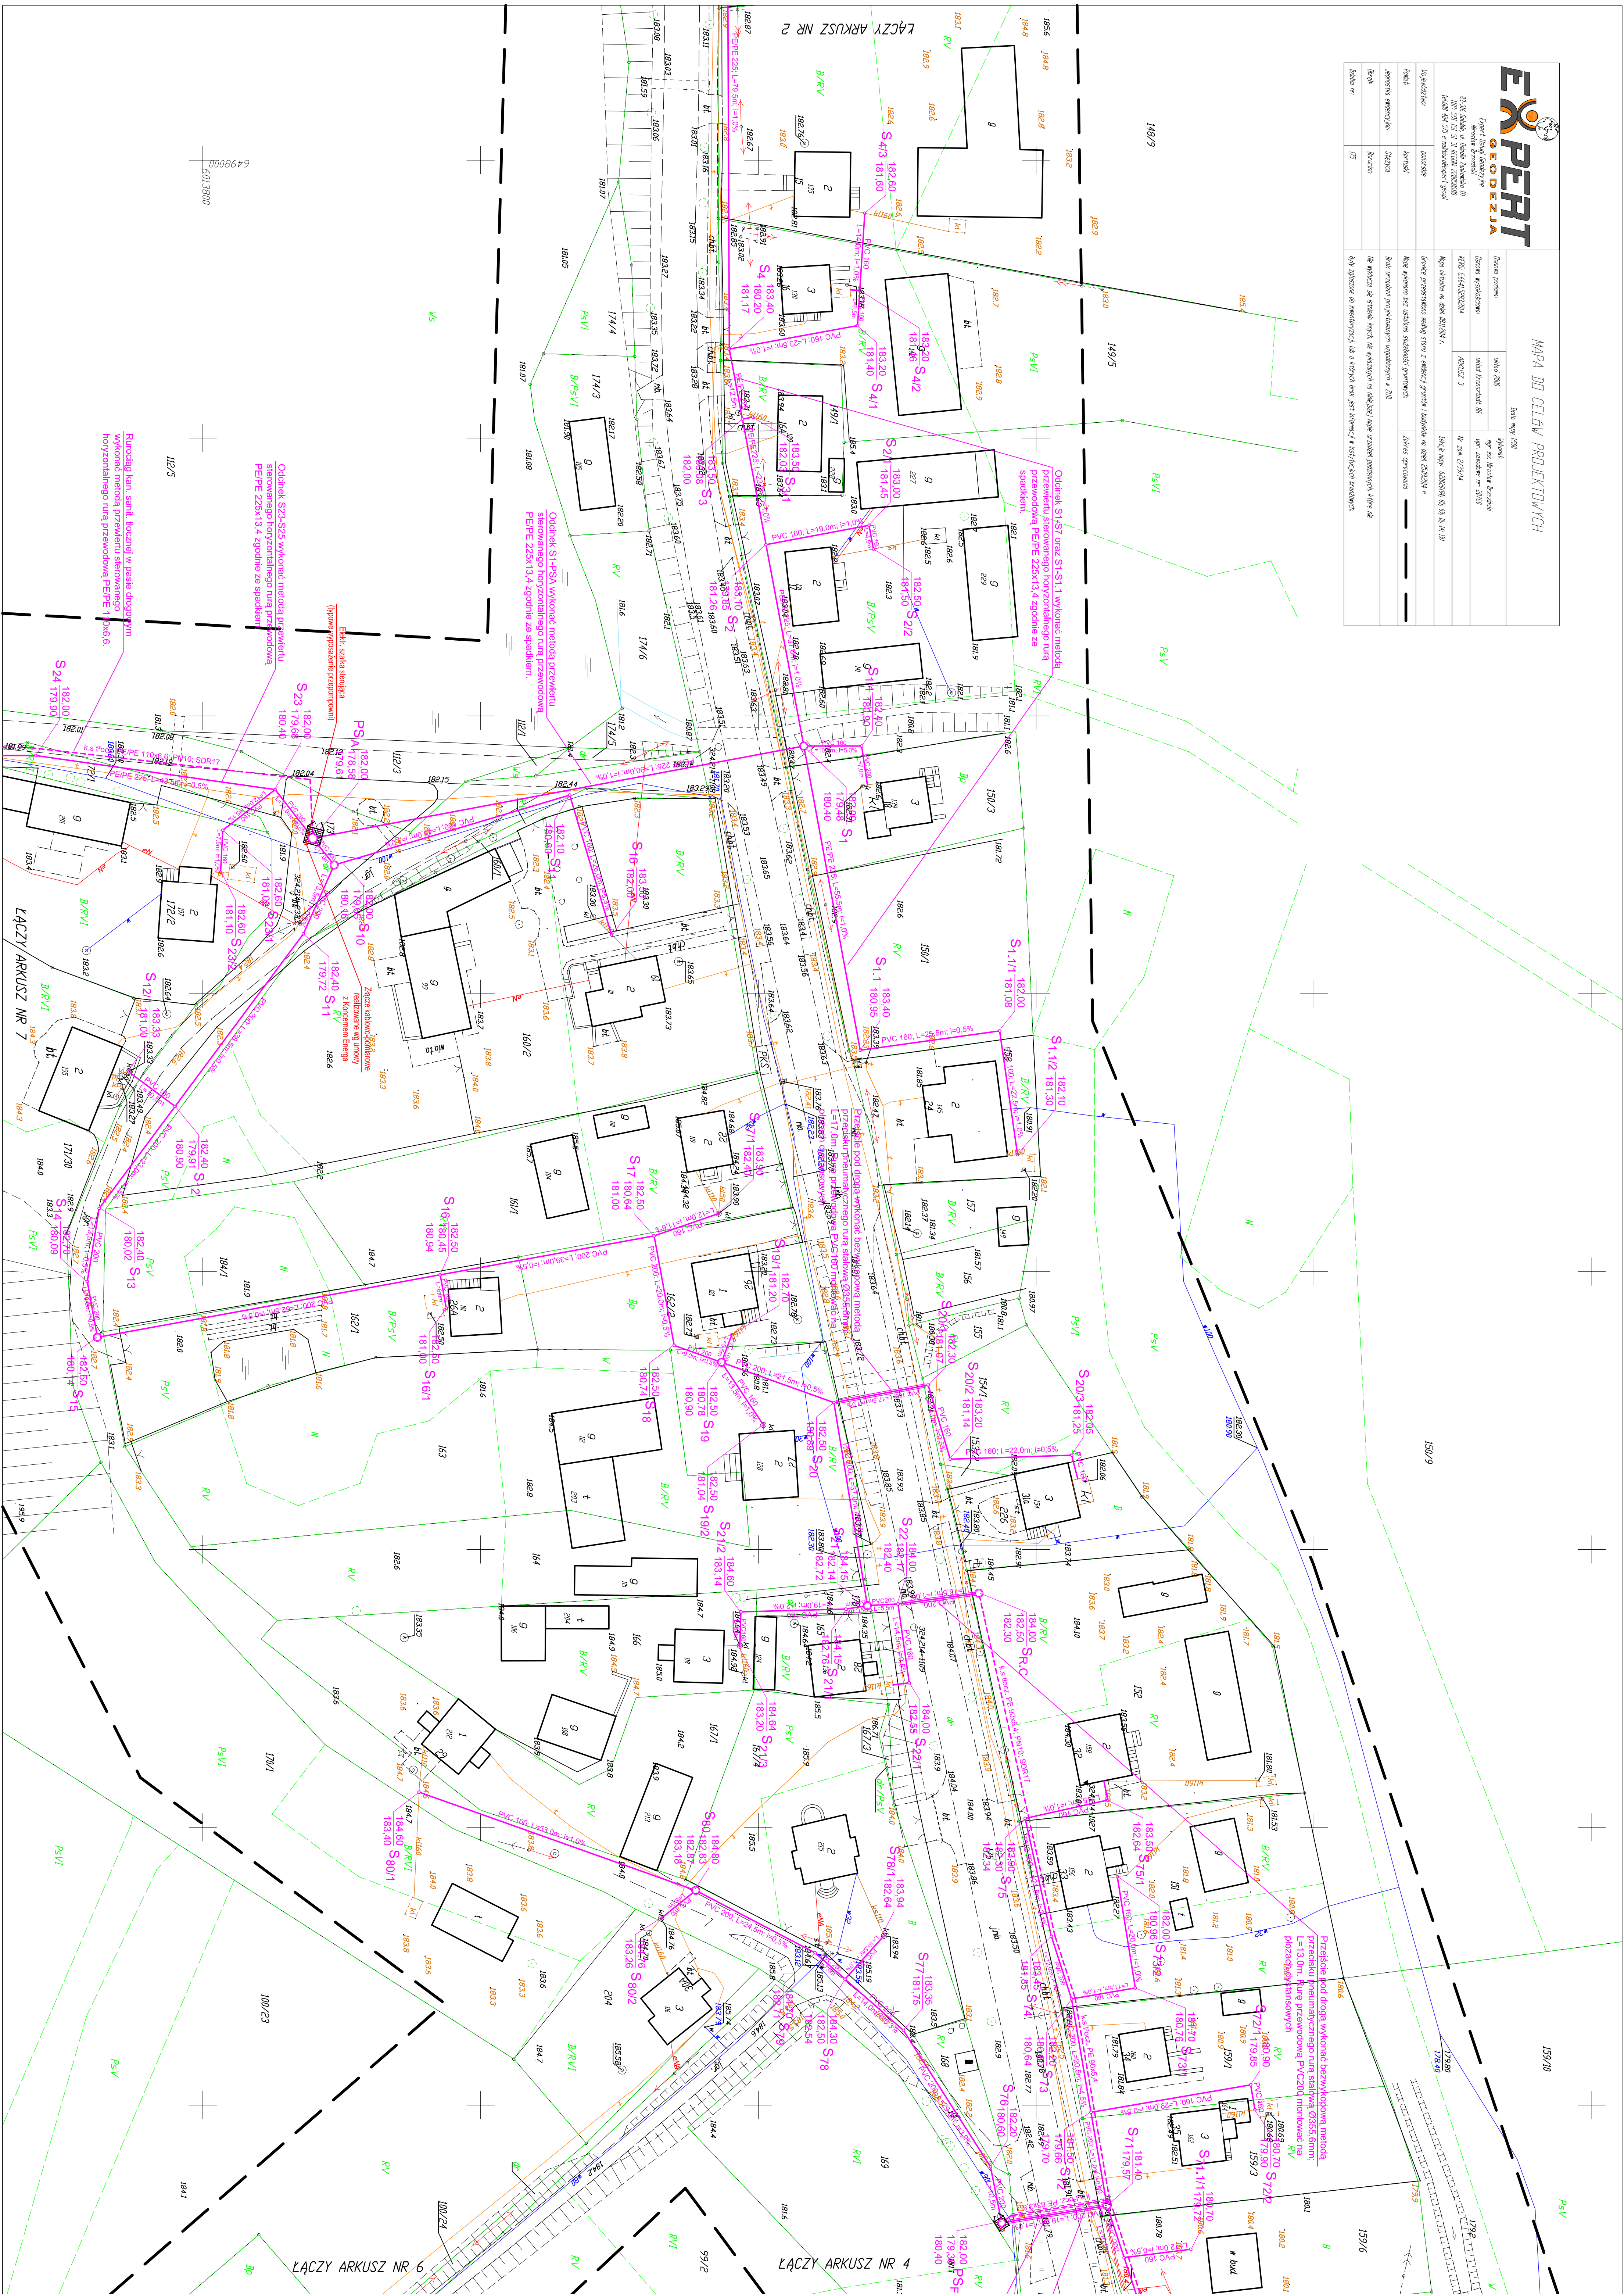


[illegible]

|             |                                                                                                                                                                                                                                                                                                                                                                                                                                                                                                   |
|-------------|---------------------------------------------------------------------------------------------------------------------------------------------------------------------------------------------------------------------------------------------------------------------------------------------------------------------------------------------------------------------------------------------------------------------------------------------------------------------------------------------------|
|             | <p style="text-align: center;">— — — —</p> <p style="text-align: center;"><math>S_{x \times o}</math></p> <p style="text-align: center;"><math>S_{x \times x}^o</math></p> <p style="text-align: center;"><math>P_S, P_P, X_o</math></p> <p>Projekowana grawitacja sieci kanalizacji sanitarnego<br/>Projekowana łączna sieć kanalizacji sanitarnej<br/>Projekowane studnie ewentryjne głęb. ok. 1200mm<br/>Projekowane studnie ewentryjne PE Ø 425mm<br/>Projekowana przepięgnięta ścieżkowa</p> |
| Ochłoni:    | <p>Sieć kanalizacji sanitarnej wraz z przyłączami</p> <p>m. Boruchów, gm. Świerczyca</p>                                                                                                                                                                                                                                                                                                                                                                                                          |
| Inwestor:   | Gmina Świerczyca, ul. 9 Marcja 7, 83-322 Świerczyca                                                                                                                                                                                                                                                                                                                                                                                                                                               |
| Rysunek:    | Projekt zagospodarowania terenu - Akc. 3 SKALA 1:300                                                                                                                                                                                                                                                                                                                                                                                                                                              |
| Projektant: | mgr inż. Tomasz Nowaczyński<br><small>upr. budowlana nr 4446/2009/2010</small>                                                                                                                                                                                                                                                                                                                                                                                                                    |
| Zespół:     | techn. bud. Grzegorz Lubadzka<br>mgr inż. Tomasz Kamiński<br>mgr inż. Izabela Sokalska<br>inż. Dawid Kołodziejewski                                                                                                                                                                                                                                                                                                                                                                               |
| Wykonawca:  | mgr inż. Paweł Borejko<br><small>upr. budowlana nr 591/IV/12/2018/87</small>                                                                                                                                                                                                                                                                                                                                                                                                                      |
| Strona 3    | Nr projektu                                                                                                                                                                                                                                                                                                                                                                                                                                                                                       |