


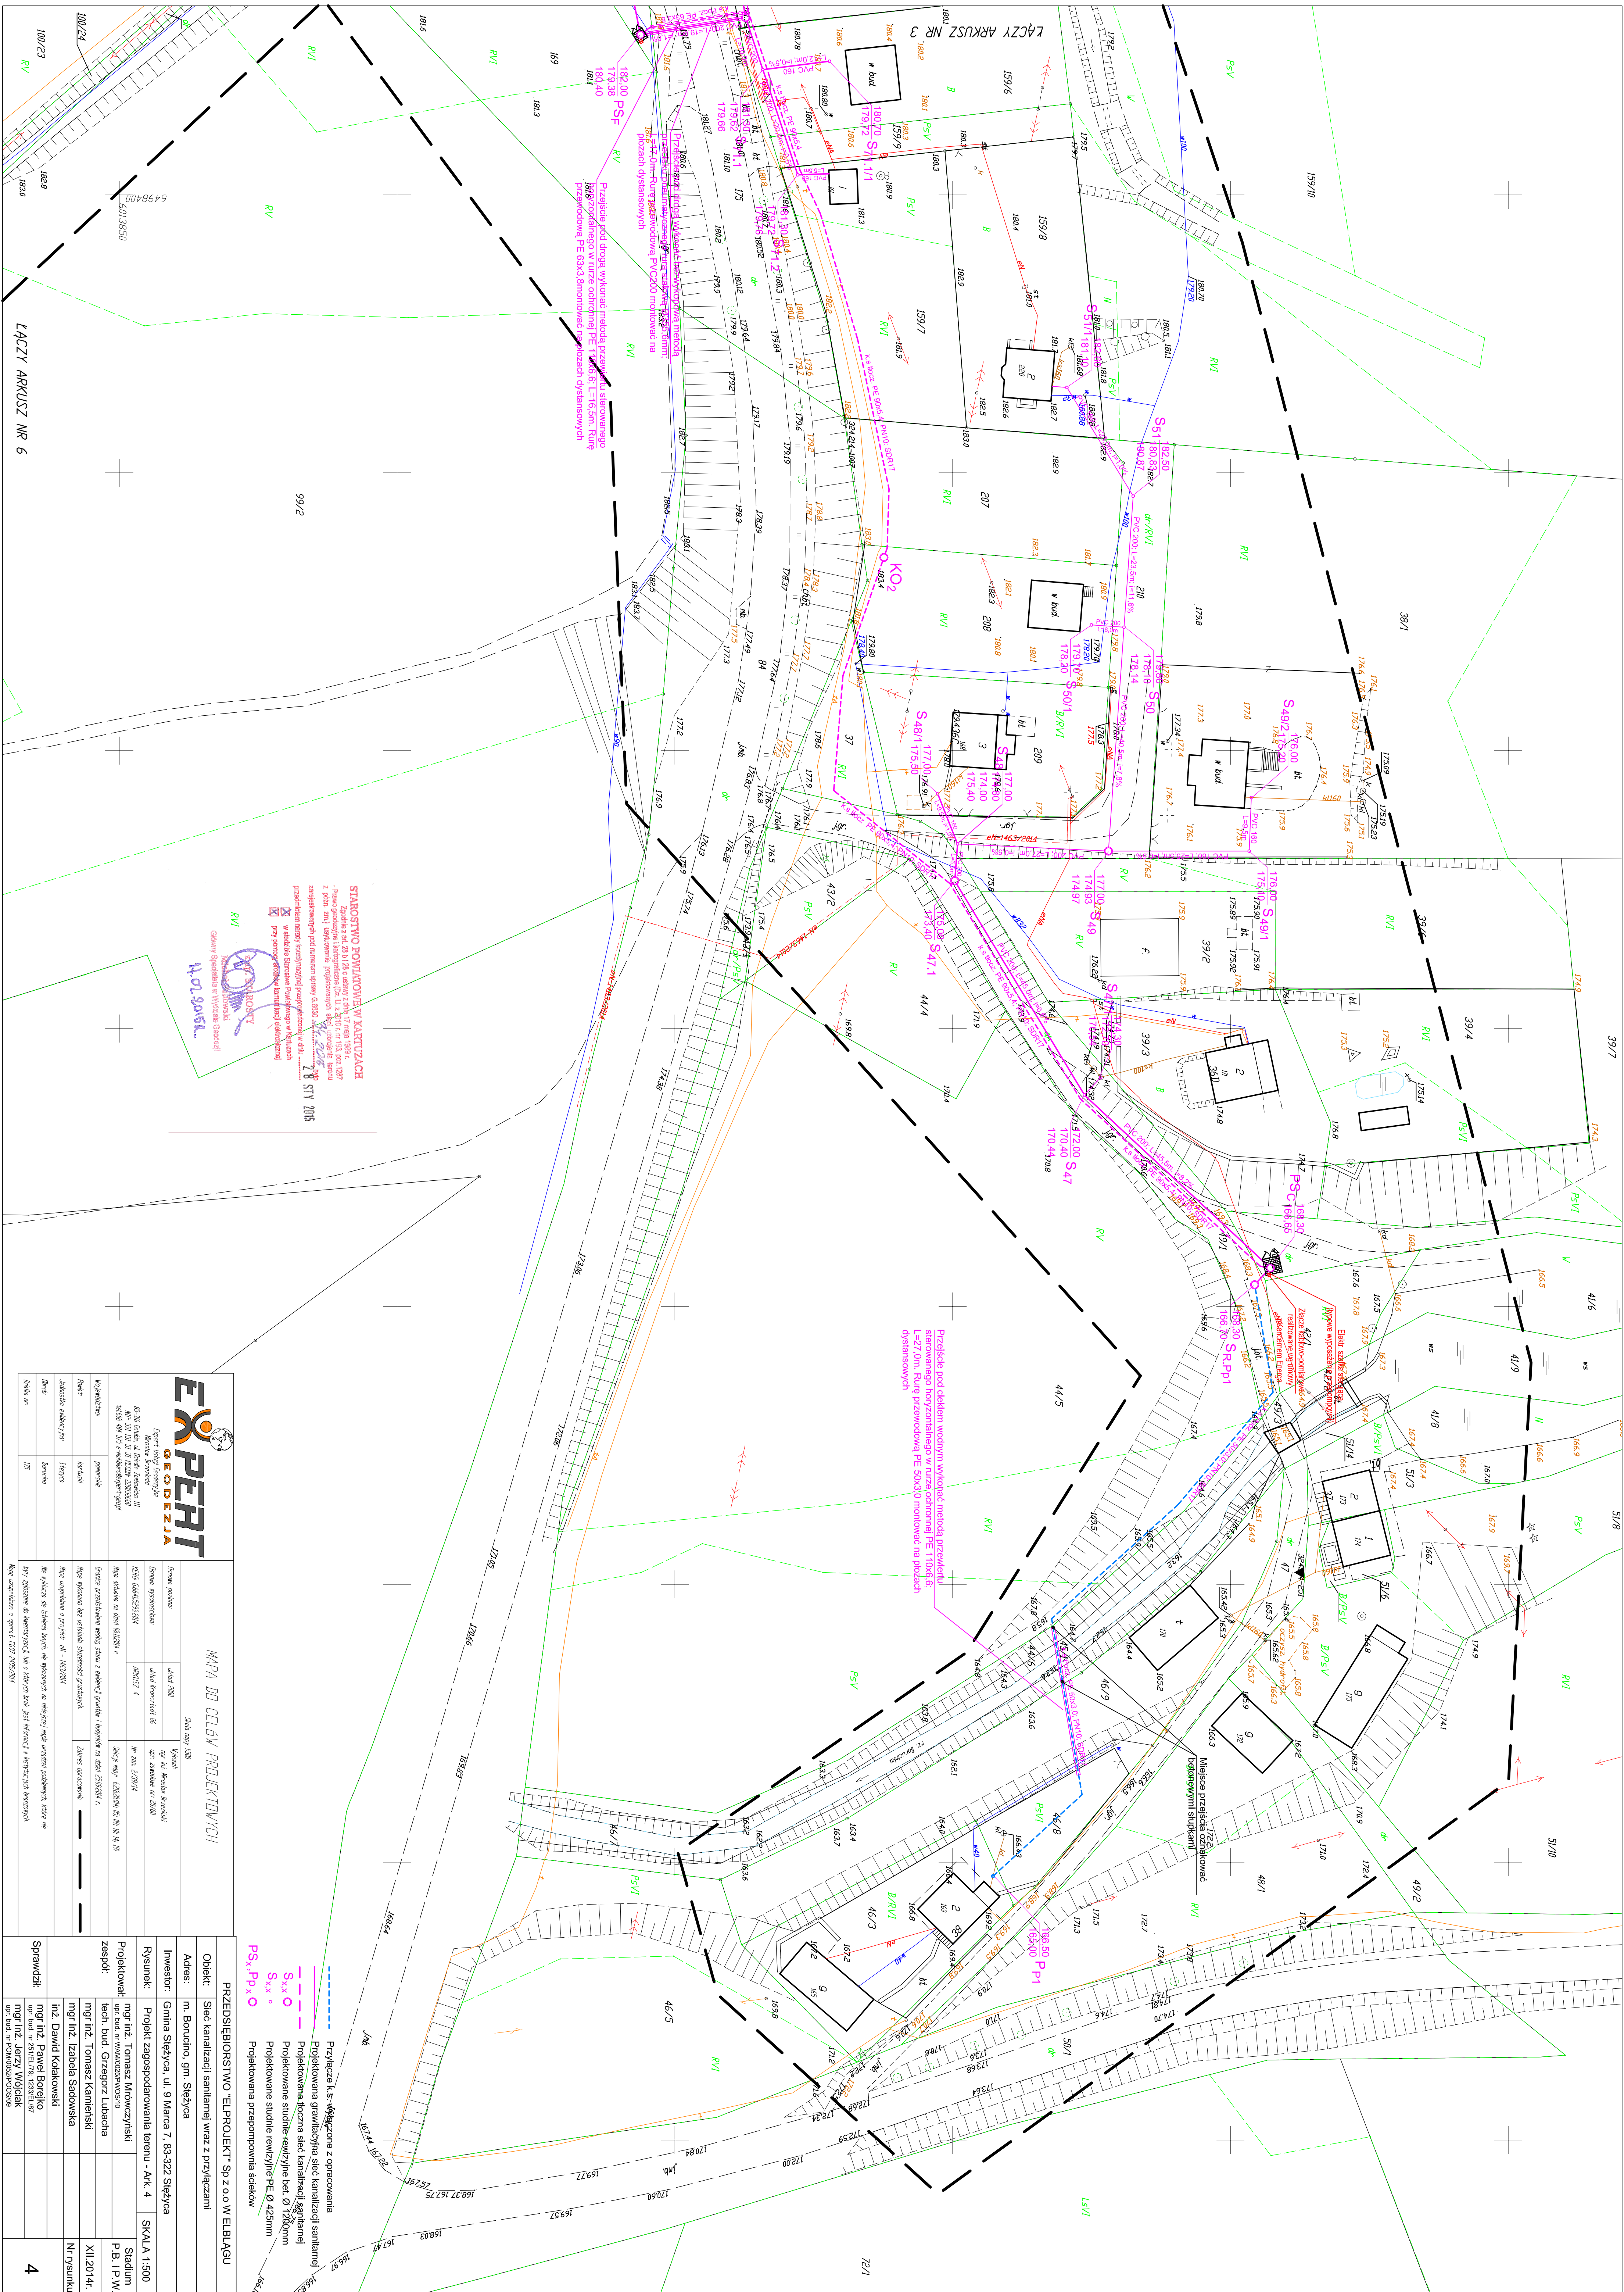

 ELPERT GEODEZJA Expert i biuro geodezyjne Witolda Brzostki 82-300 Gdansk, ul. Biskupa Jakubka III 40-00 39-53-51 tel./fax 42 600 83 00 42 600 40 31 e-mail: elper@wp.pl		MAPA DO CELÓW PROJEKTOWYCH Skala: 1:500		PRZEDSIĘBIORSTWO "ELPROJEKT" SP. Z O.O W ELBĄGU	
Obekt: Sić kanalizacji sanitarniej wraz z przyłączami		Adres: m. Bruchina, gm. Stężyca		Obiekt: Stadium P.B. i P.W.	
Investor: Gmina Stężyca, ul. 9 Mierca 7, 83-322 Stężyca		Rysunek: Projekt zagospodarowania terenu - Ark. 4		SKALA 1:500	
Projekciował: mgr inż. Tomasz Motowczyński		zespół: mgr inż. Tomasz Motowczyński mgr inż. Tomasz Kamiński mgr inż. Izabela Sadowska		SKALA 1:500	
mgr inż. Paweł Borejko upr. bud. nr PMW.0267P.123E.0.07		mgr inż. Józef Wojszak upr. bud. nr PMW.0267P.05C.0.09		4	