


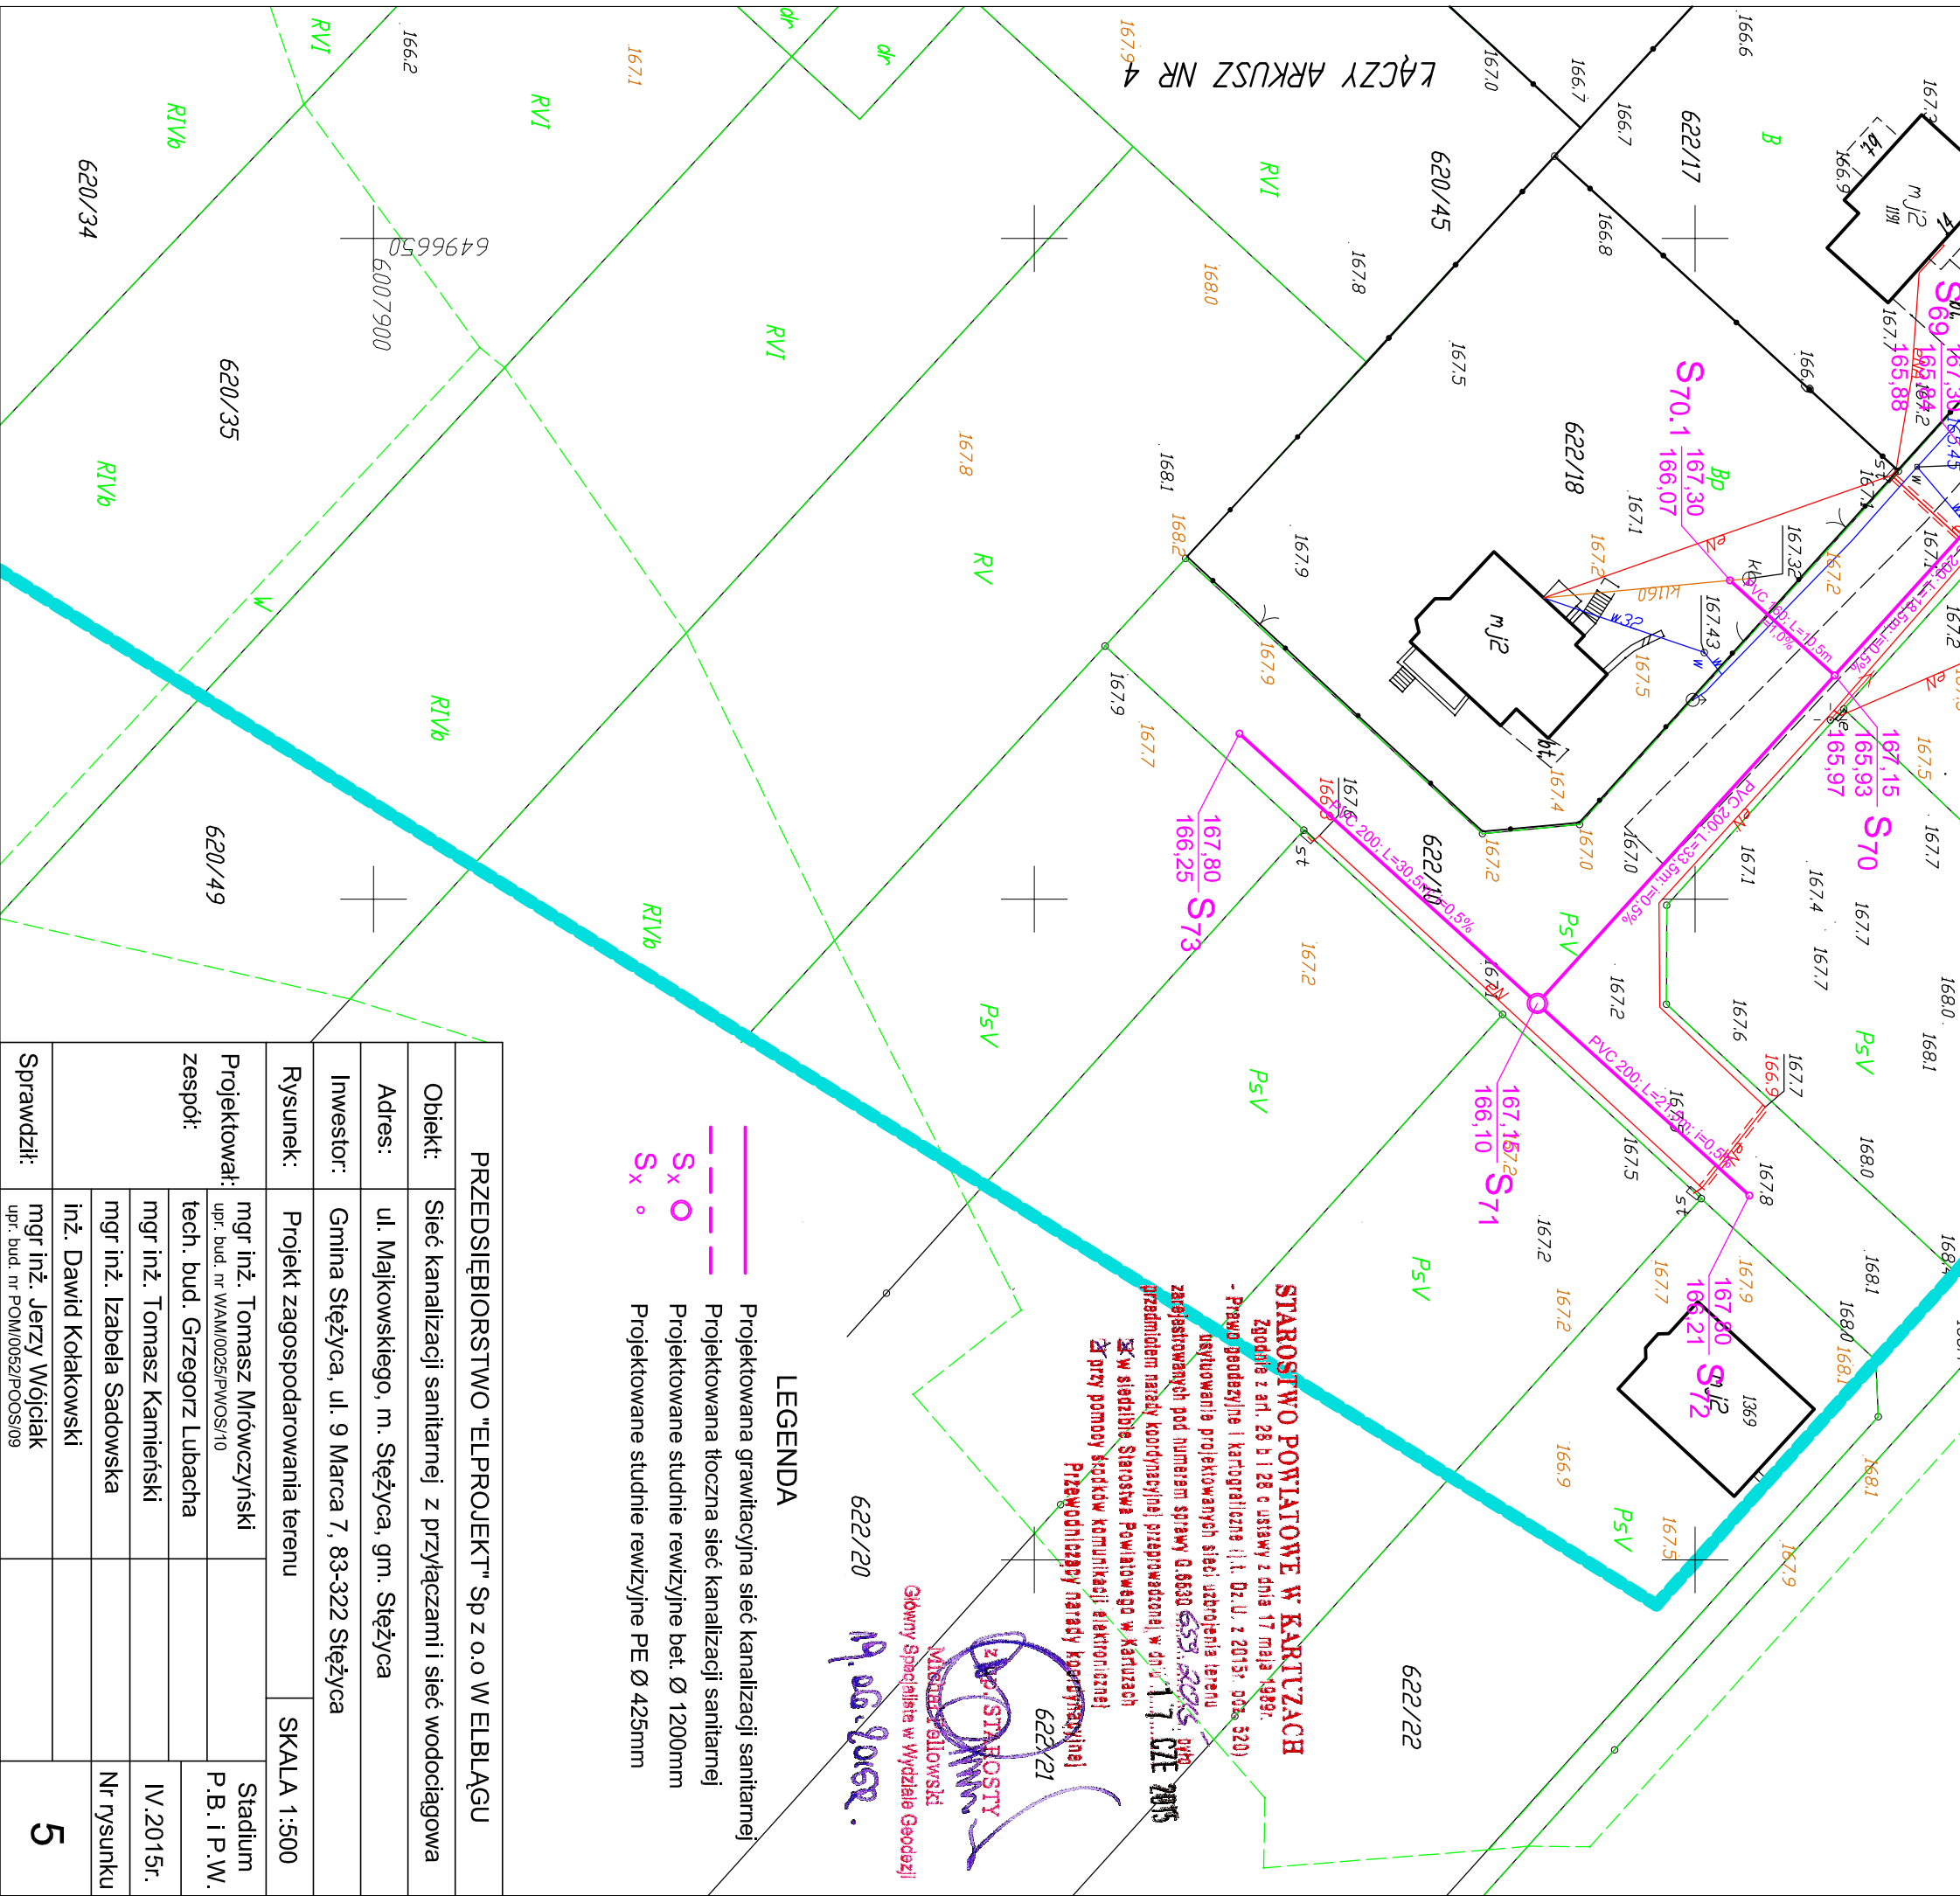

PRZEDSIĘBIORSTWO "ELPROJEKT" Sp z o.o w ELBLĄGU			
Objekt:	Sieć kanalizacji sanitarnej z przyłączami i sieć wodociągowa		
Adres:	ul. Majkowskiego, m. Stężyca, gm. Stężyca		
Inwestor:	Gmina Stężyca, ul. 9 Marca 7, 83-322 Stężyca		
Rysunek:	Projekt zagospodarowania terenu	SKALA 1:500	
Projektował: zespoł:	mgr inż. Tomasz Mrówczyński	Stadium P.B. i P.W.	
	upr. bud. nr WAM/00252/PWOS/10		
	tech. bud. Grzegorz Lubach		
	mgr inż. Tomasz Kamiński		IV/2015r.
	mgr inż. Izabela Sadowska		Nr rysunku
	inż. Dawid Kotakowski		
	mgr inż. Jerzy Wójciak		5
Sprawdził:	upr. bud. nr POW/0052/POOS/09		