


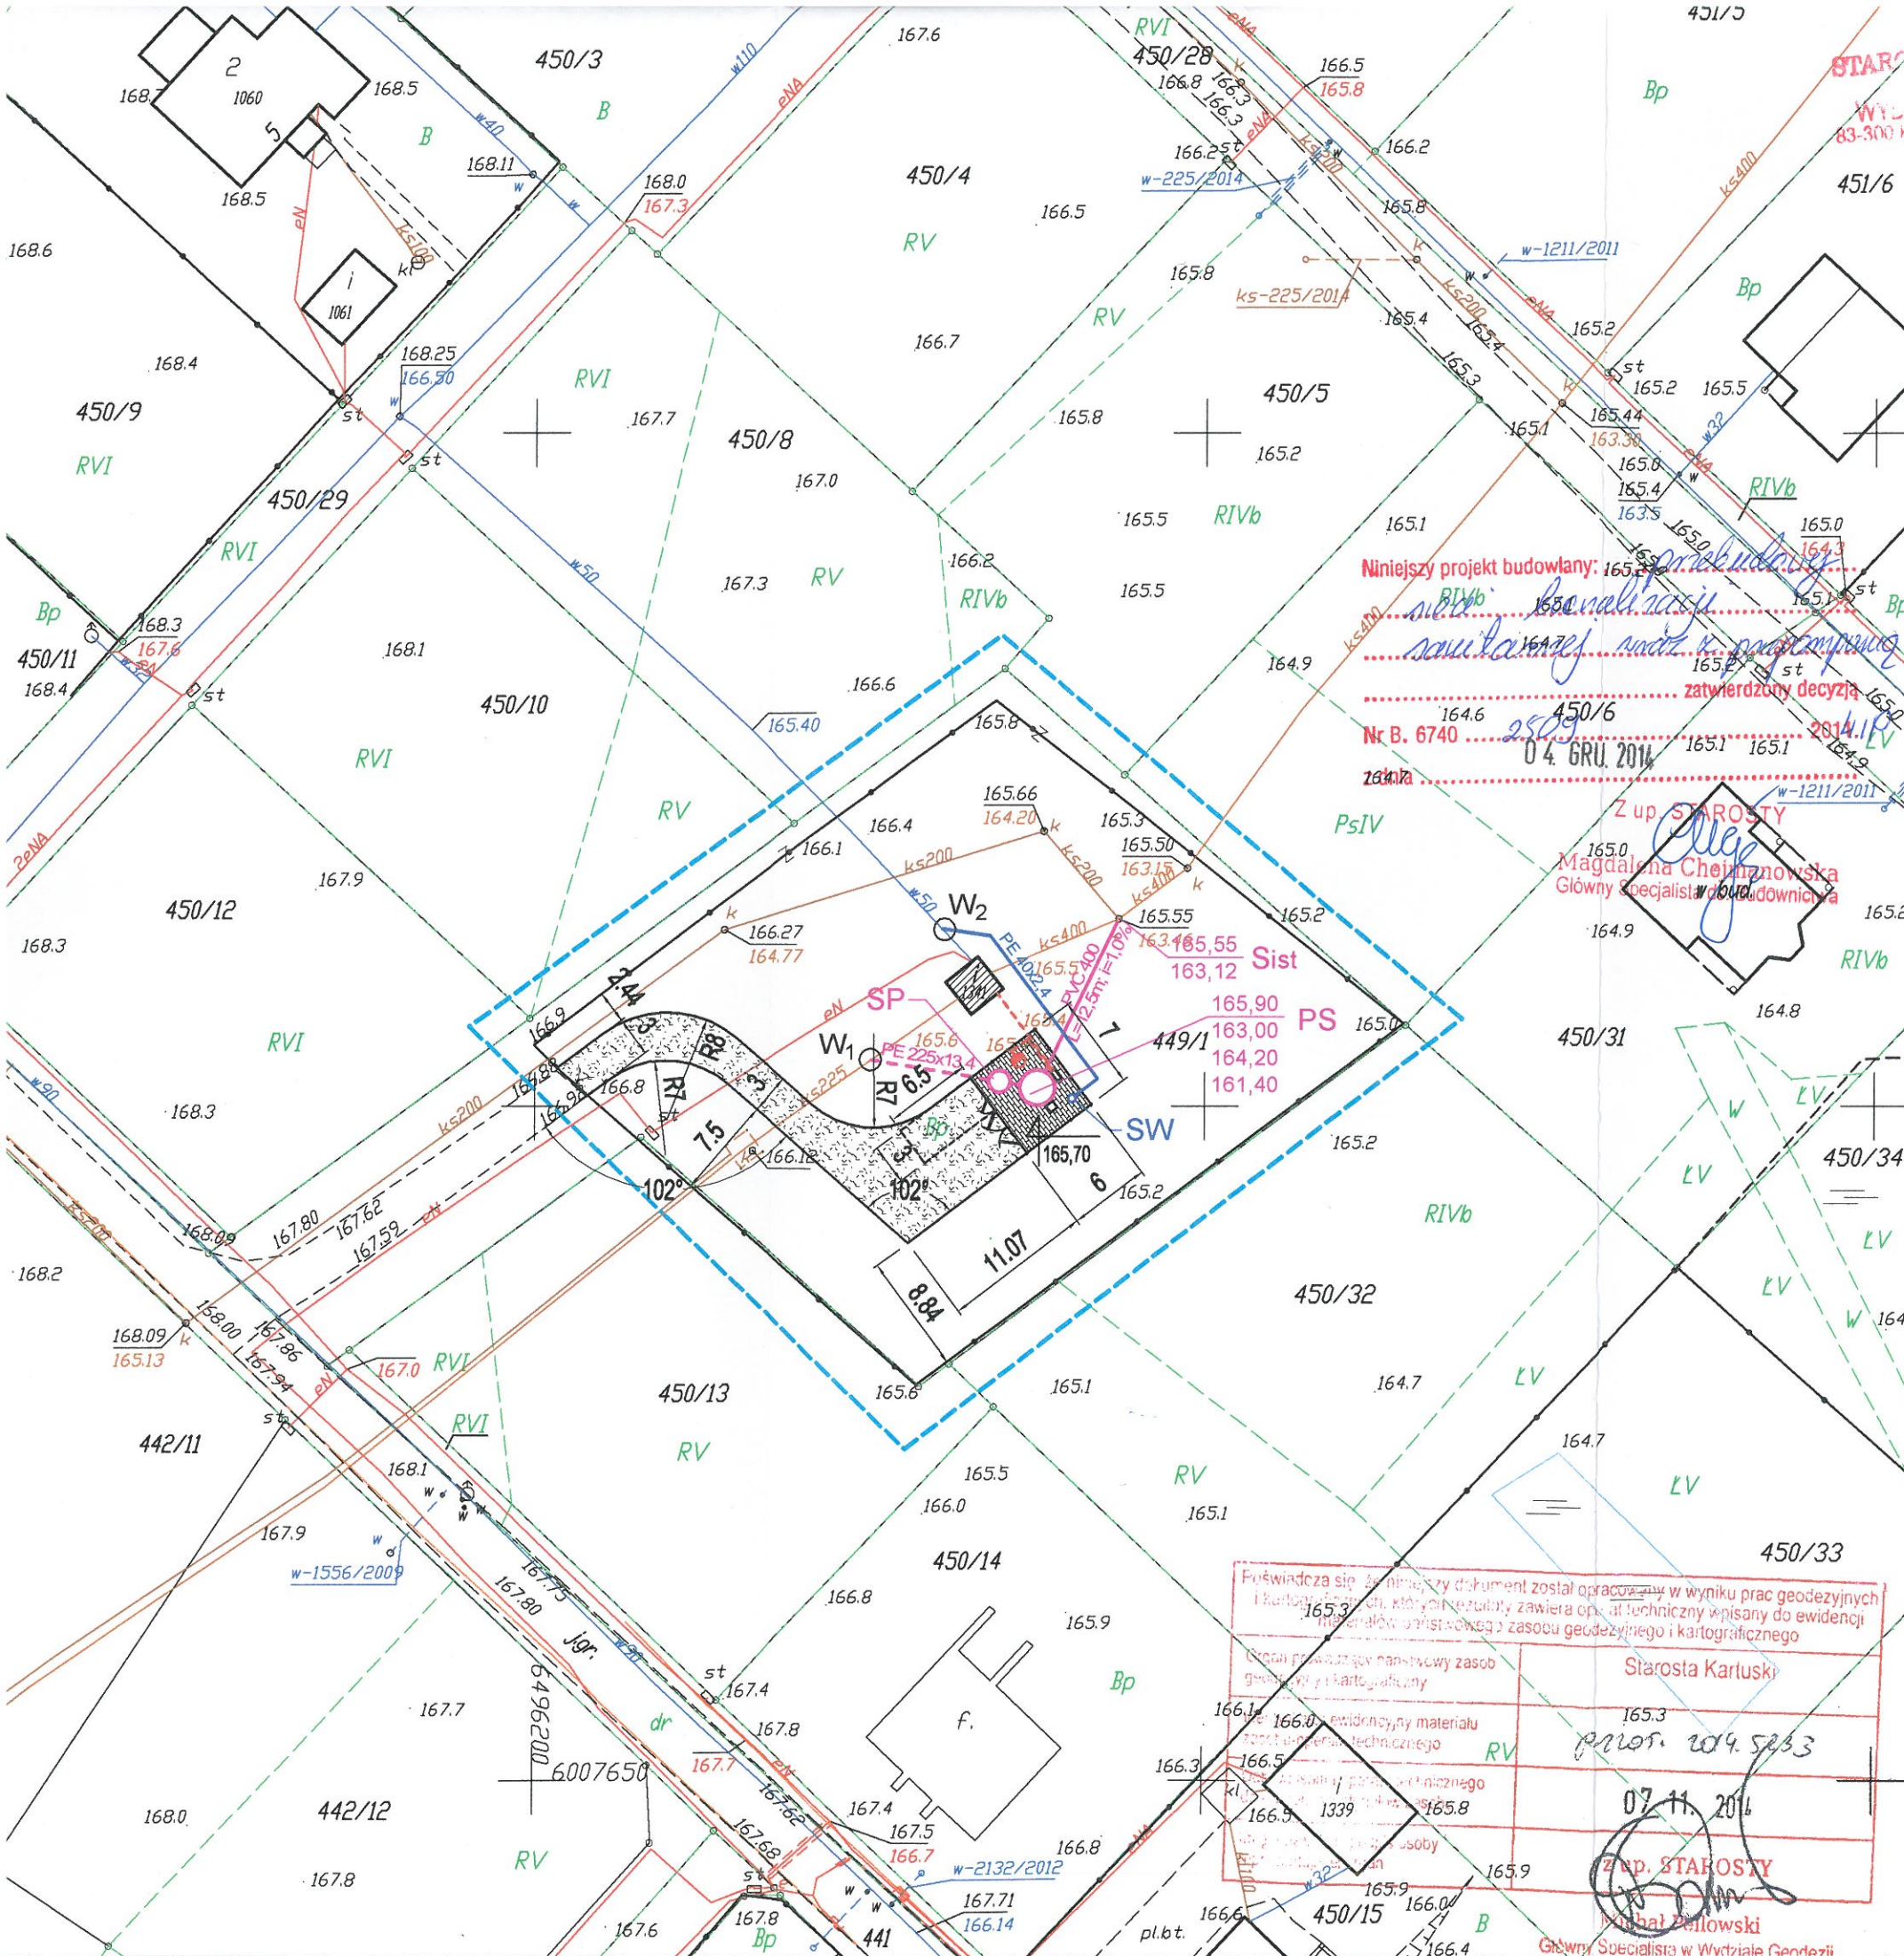

STAROSTA KARTUSKI
WYDZIAŁ BUDOWNICTWA
83-300 Kartuzy, ul. 11-go Listopada 7

LEGENDA

- Projektowany odcinek sieci kanalizacji sanitarnej grawitacyjnej
- - - Projektowany odcinek sieci kanalizacji sanitarnej tłocznej
- PS ○ Projektowana przepompownia ścieków
- SPO ○ Projektowana studnia pomiarowa
- Projektowany odcinek przyłącza wodociągowego
- SW ○ Projektowana studnia wodomierzowa
- - - Projektowana instalacja elektroenergetyczna
- Projektowany słup oświetleniowy
- Projektowane ogrodzenie L = 26,0 mb, H = 1,8 m
- Projektowana nawierzchnia z kostki betonowej P = 42,0 m²
- Projektowana nawierzchnia z kruszywa łamanego stabilizowanego mechanicznie P = 168,8 m²
- 3 ■ Projektowane miejsce postojowe
- Budynek istniejącej przepompowni ścieków

PRZEDSIĘBIORSTWO "ELPROJEKT" Sp z o.o W ELBLĄGU

Obiekt:	Przepompownia ścieków sanitarnych PS		
Adres:	m. Stężyca, gm. Stężyca, dz. nr 449/1		
Inwestor:	Gmina Stężyca, ul. 9 Marca 7, 83-322 Stężyca		
Rysunek:	Projekt zagospodarowania terenu		SKALA 1:500
Projektował: zespół:	mgr inż. Tomasz Mrówczyński upr. bud. nr WAM/0025/PWOS/10		Stadium P.B. i P.W.
	tech. bud. Grzegorz Lubacha		X.2014r.
	mgr inż. arch. Tadeusz Hołda upr. arch. nr 145/70		Nr rysunku
	tech. Mirosław Judek upr. bud. nr 1410/EL/89		1
	mgr inż. Izabela Sadowska		
	inż. Dawid Kołakowski		