



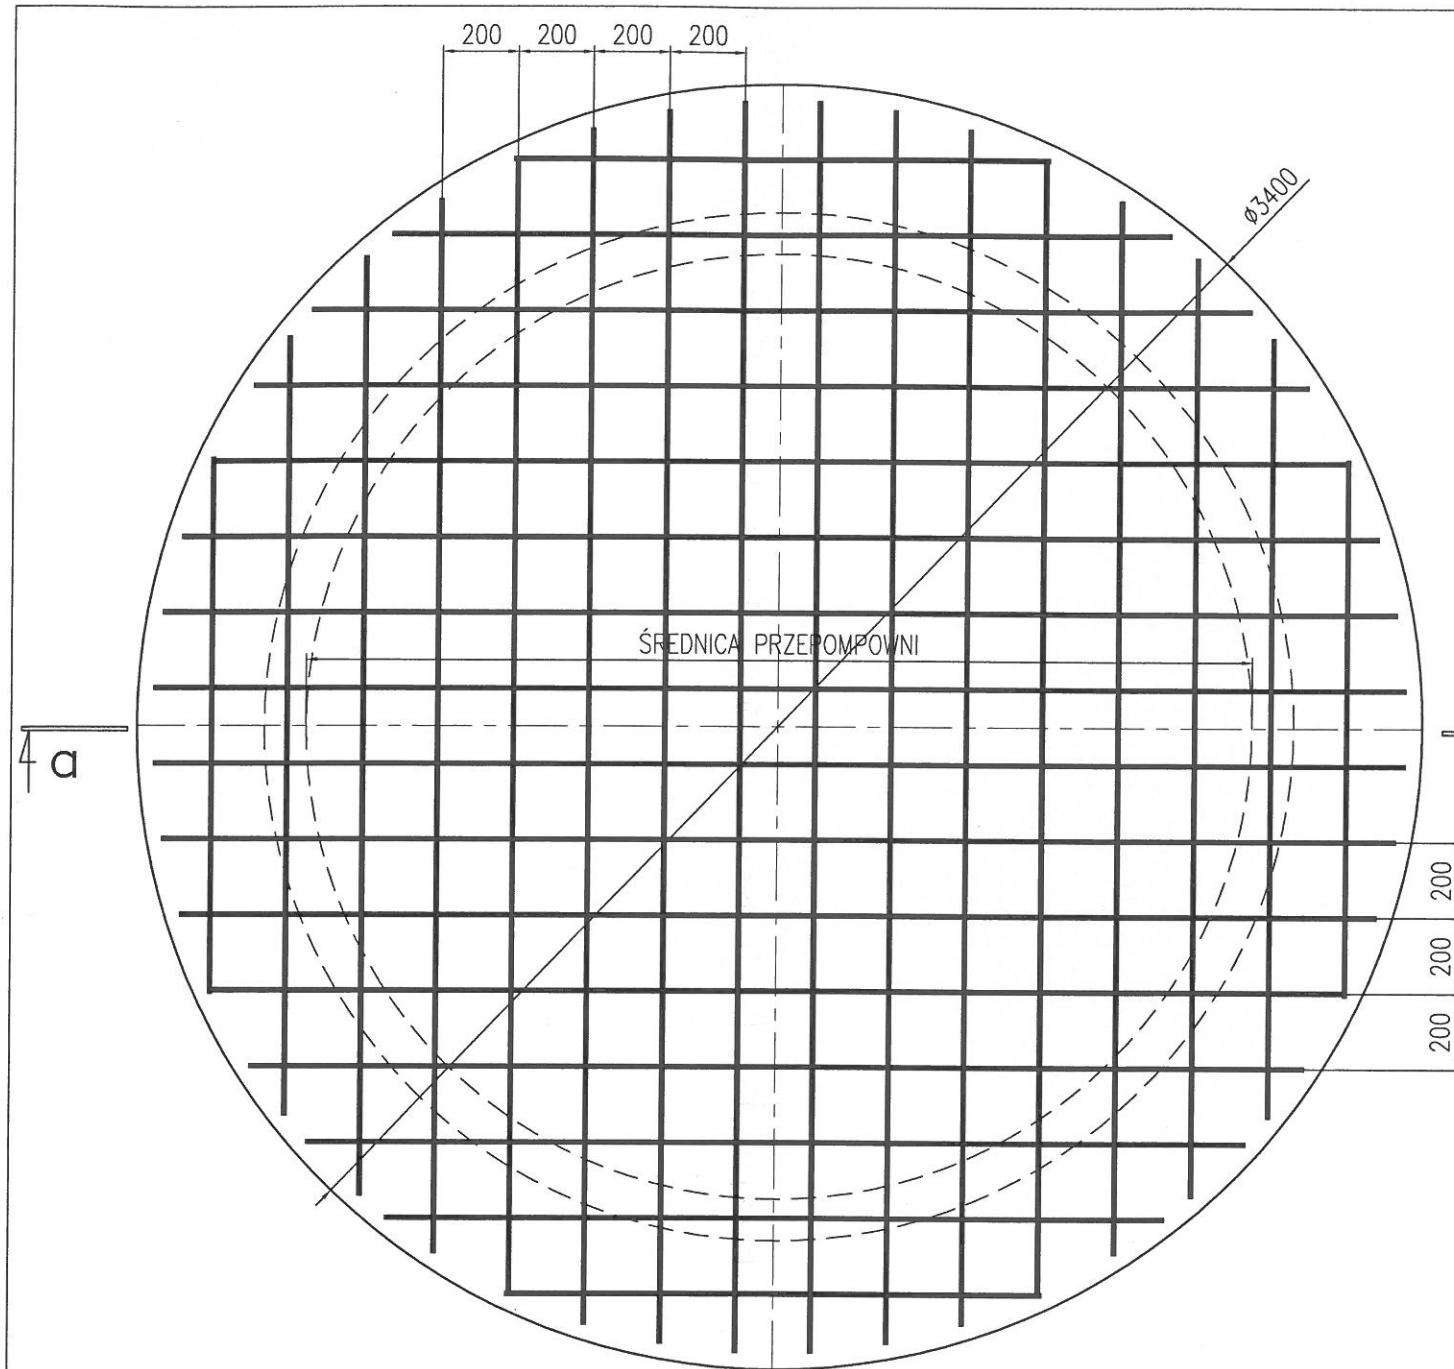

Przyjęto założenie wykonania płyty fundamentowej w suchym (odwodnionym) wykopie. Dopuszcza się wykonanie płyty na poziomie terenu i posadowienie jej w etapie II, pod warunkiem przygotowania równego, zagęszczonego podłoża piaskowego pod fundamentem. Nie wolno dopuścić do wymycia gruntu pod płytą. Zabezpieczyć wykop przed wodami opadowymi. Wodę gruntową z sąsiedztwa odprowadzić poza wykop. Stosować pod fundament podłewkę z chudego betonu gr. 10 cm. Do mocowania przepompowni do fundamentu zastosować śruby fundamentowe M16 ze stali nierdzewnej osadzone w trakcie betonowania wg szablonu lub dopuszcza się stosowanie kotew wklejanych ze stali nierdzewnej.

 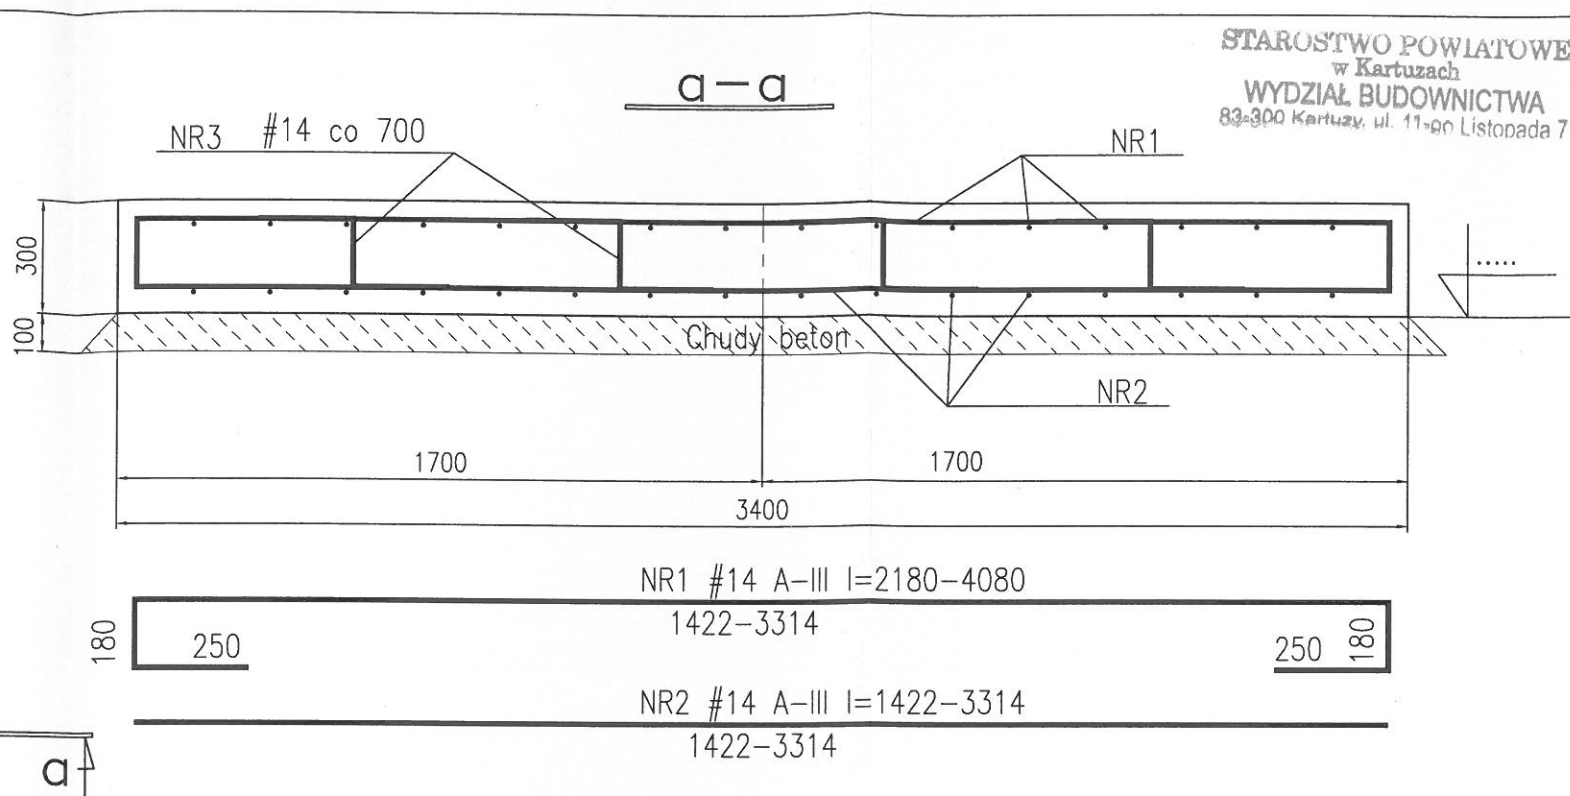


NR3 #14 A-III l=680
250 180 250

ZESTAWIENIE ZBROJENIA

NR	ŚREDNICA	ILOŚĆ SZTUK	DŁUGOŚĆ PRĘTA	A-III [m] #14
1	14	32	3450	110,40
2	14	32	2690	86,08
3	14	16	680	10,88
Razem [m]				207,36
Ciężar jednostkowy [kg/m]				1,208
Ciężar razem [kg]				250,49

POSADOWIENIE PRZEPOMPOWNI ŚCIEKÓW
BETON C16/20
STAL A-III 34GS
1:20

PRZEDSIĘBIORSTWO "ELPROJEKT" Sp z o.o W ELBLĄGU				
Obiekt:	Przepompownia ścieków sanitarnych PS			
Adres:	m. Stężycza, gm. Stężycza, dz. nr 449/1			
Inwestor:	Gmina Stężycza, ul. 9 Marca 7, 83-322 Stężycza			
Rysunek:	Posadowienie przepompowni ścieków			SKALA 1:20
Projektował: zespół:	mgr inż. Tomasz Mrówczyński upr. bud. nr WAM/0025/PWOS/10			Stadium P.B. i P.W.
	tech. bud. Grzegorz Lubacha			
	mgr inż. Izabela Sadowska			X.2014r.
	inż. Dawid Kołakowski			Nr rysunku
				9